



PLANTA BAIXA TERREO  
ESCALA 1/50

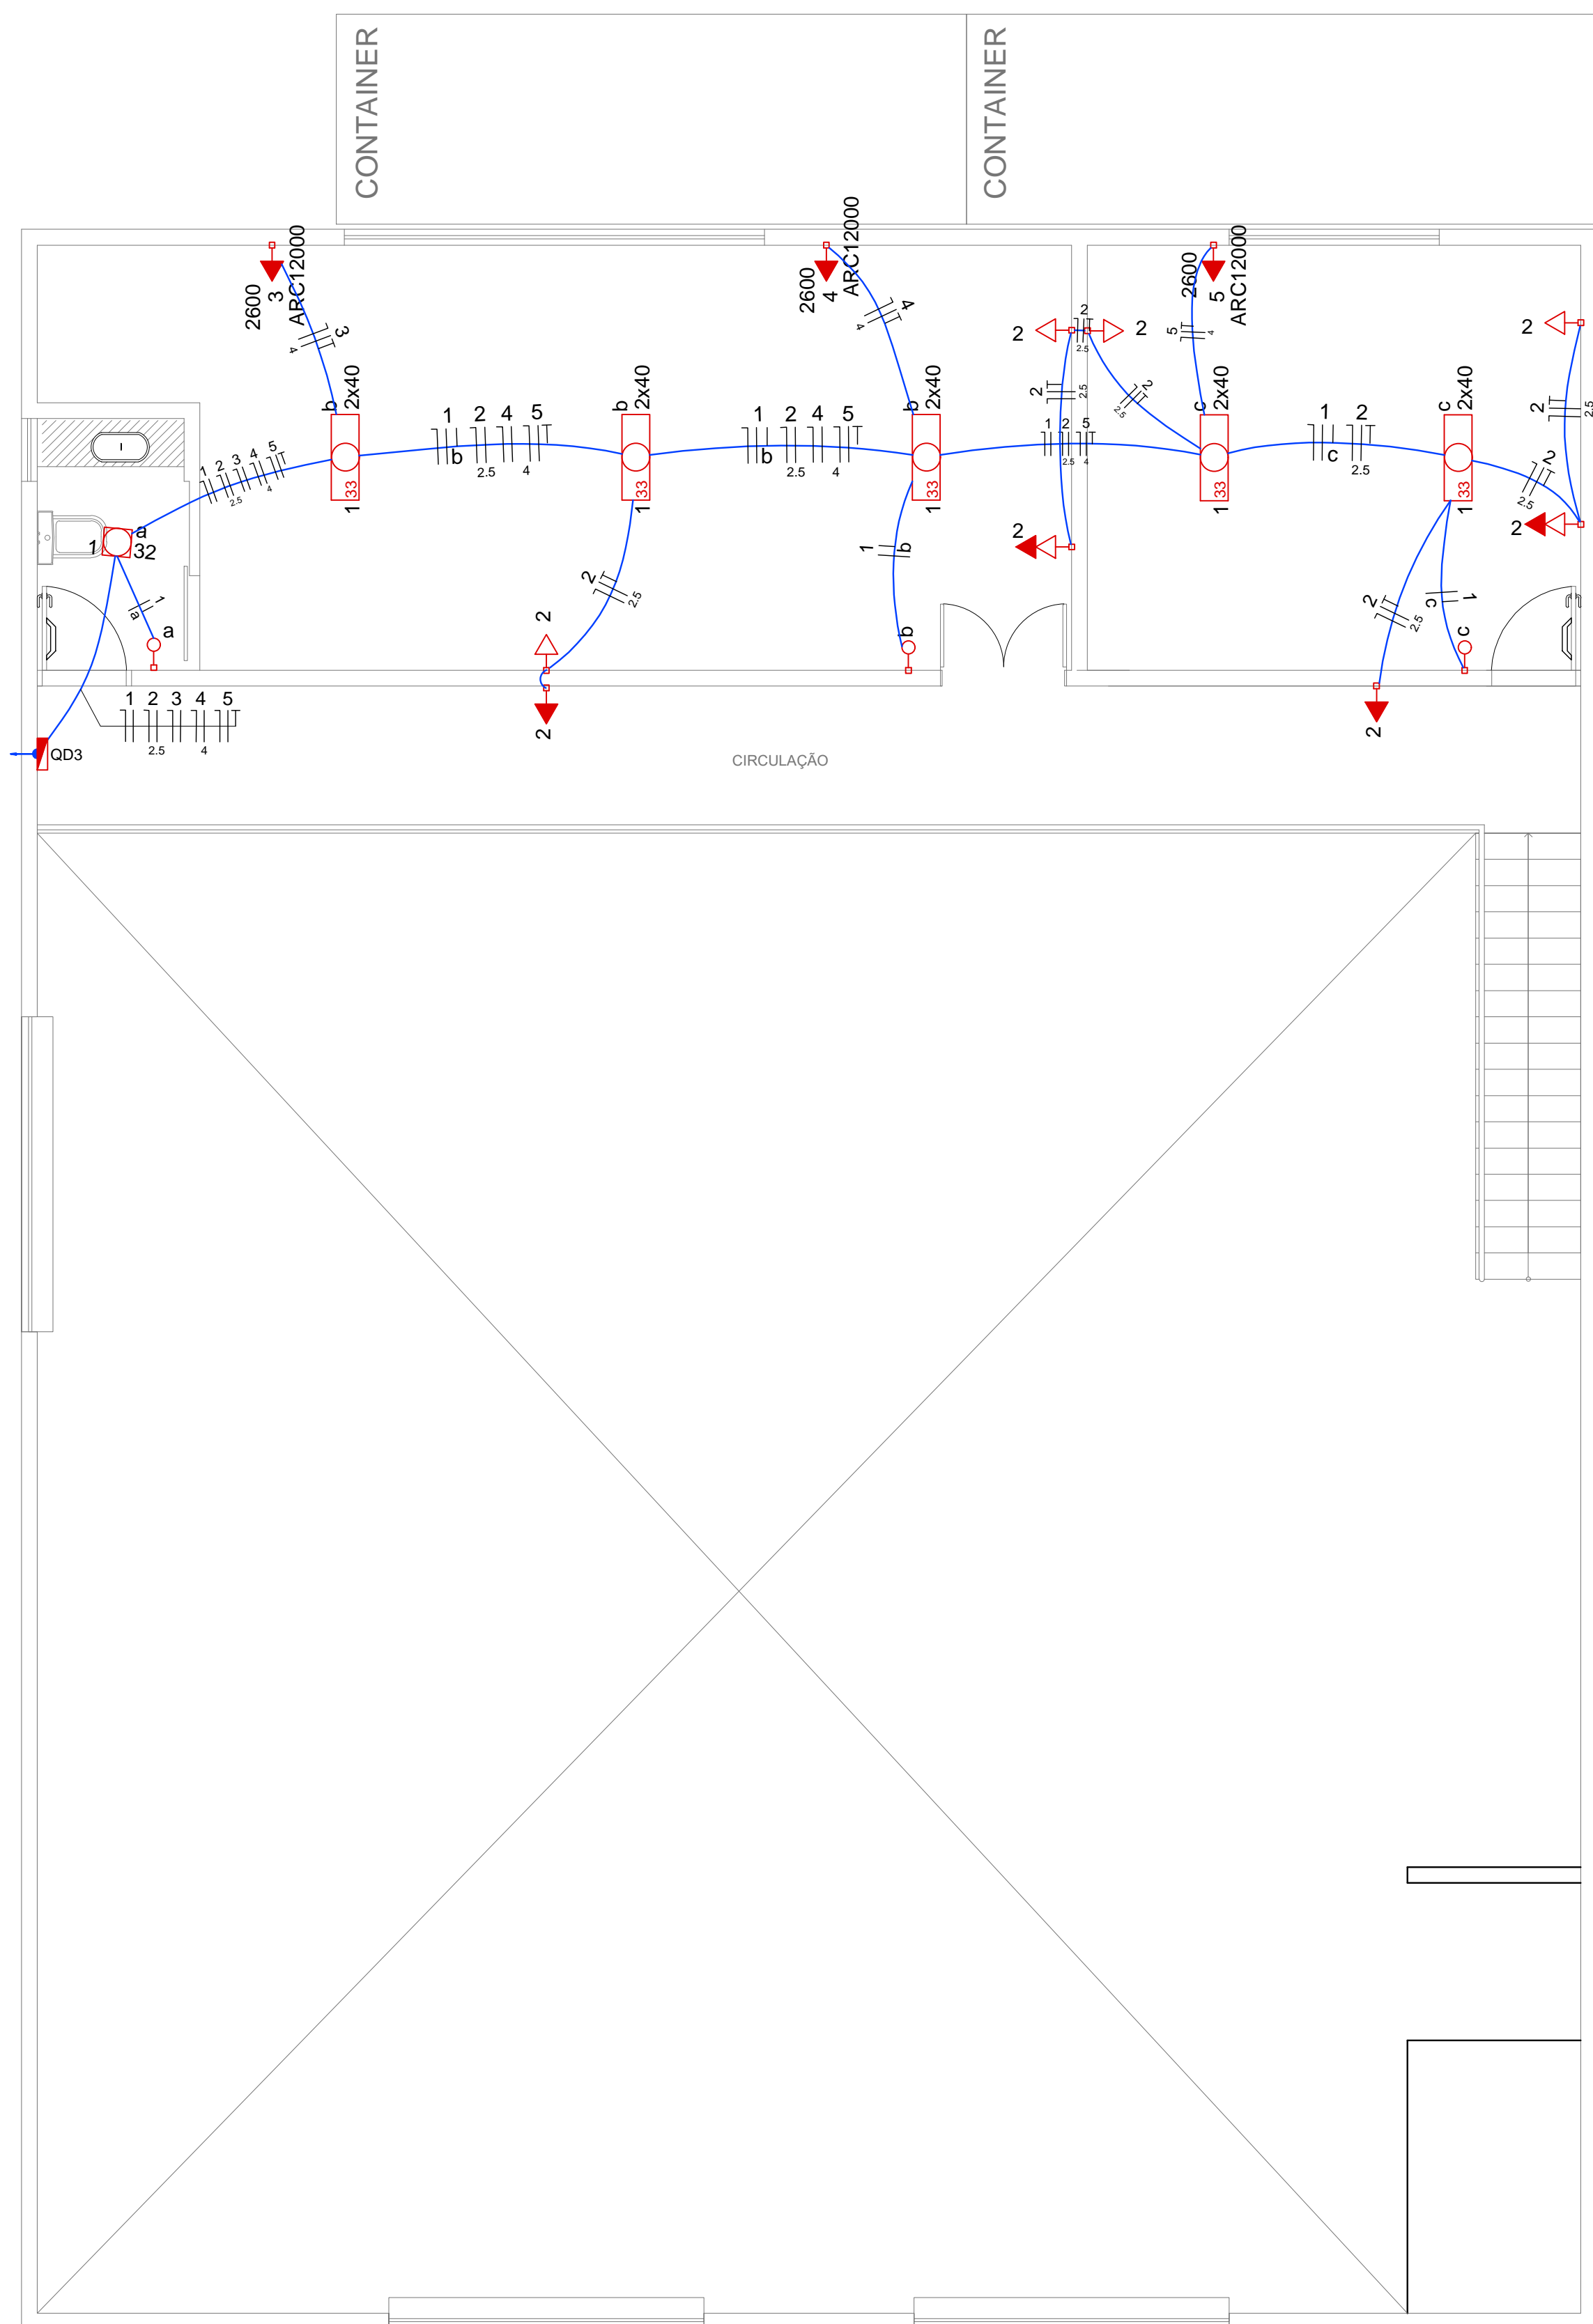

PLANTA BAIXA MEZANINO  
ESCALA 1/50

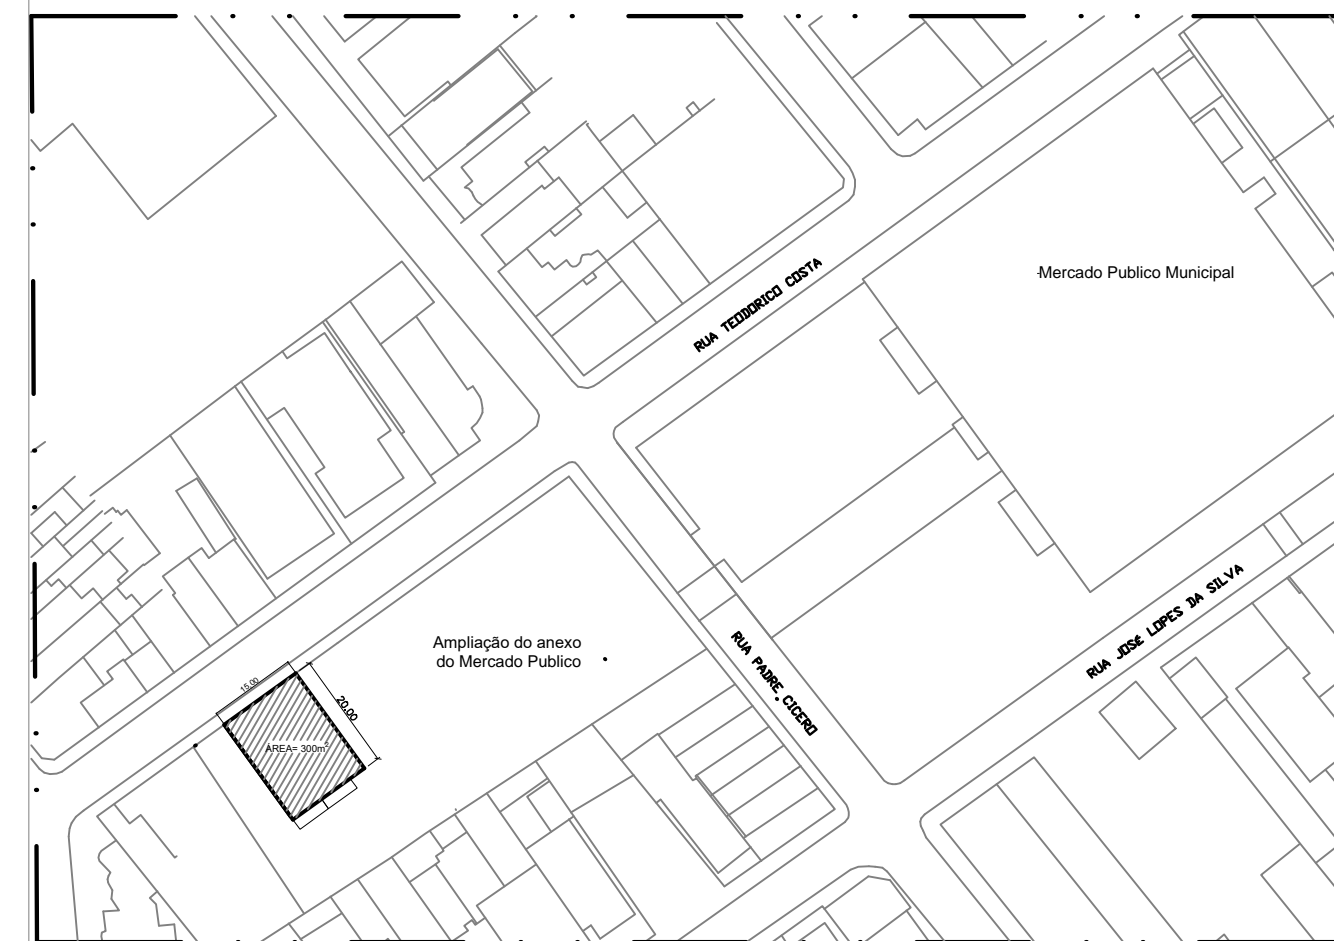

#### Legenda

- Caixa de medição embutir a 1,60m do piso
- Caixa de passagem de sobrepor no teto
- Entrada de serviço aérea - Saída aérea
- Interruptor simples 1 tecla - 1,10m do piso
- Interruptor simples 2 teclas - 1,10m do piso
- Luminária p/ lâmp. fluor. tubular - sobrepor
- Luminária p/ lâmpada vapor de sódio ovoide - sobrepor teto
- Luminária spot p/ fluor. compacta tripla - sobrepor
- Quadro de distribuição - embutir a 1,50m do piso
- Tomada hexagonal (NBR 14136) - 2P+T 10 A a 2,20m do piso
- Tomada hexagonal (NBR 14136) - 2P+T 20 A a 2,20m do piso

Aprovação:

PREFEITURA MUNICIPAL DE ARAPIRACA  
DEPARTAMENTO DE PROJETOS  
APROVADO EM  
26/07/2021  
Vldy. d. w. f.  
Vldy. d. w. f.  
Eng. Civil  
C.T.E.A.L. Nº 020803/74-0



PREFEITURA MUNICIPAL DE ARAPIRACA  
Secretaria Municipal de Infraestrutura

#### PROJETO ELÉTRICO

Título/ Obra:  
UNIDADE DE COMERCIALIZAÇÃO DA AGRICULTURA FAMILIAR E ECONOMICA SOLIDÁRIA

Localização:  
Rua Teodorico Costa, Centro Arapiraca - AL

Proprietário/ Responsável:  
Prefeitura Municipal de Arapiraca - CNPJ: 12198893/ 0001-58  
Marcus Vinicius Nunes Silva  
Engenheiro Eletricista  
MARCUS VINICIUS NUNES SILVA CREA 0216086124

Dados do Projeto:  
CT: 1068387-68/2019

Assunto:  
Planta baixa elétrica

Atenção: Conferir as Medidas no Local

Prancha Nº:

01/02

Desenho:  
mar/ 2021

Escala:  
Indicada