




09 SALA DE VACINAÇÃO E CONSULTÓRIO 1
Esquema isométrico
Escala 1/ 25

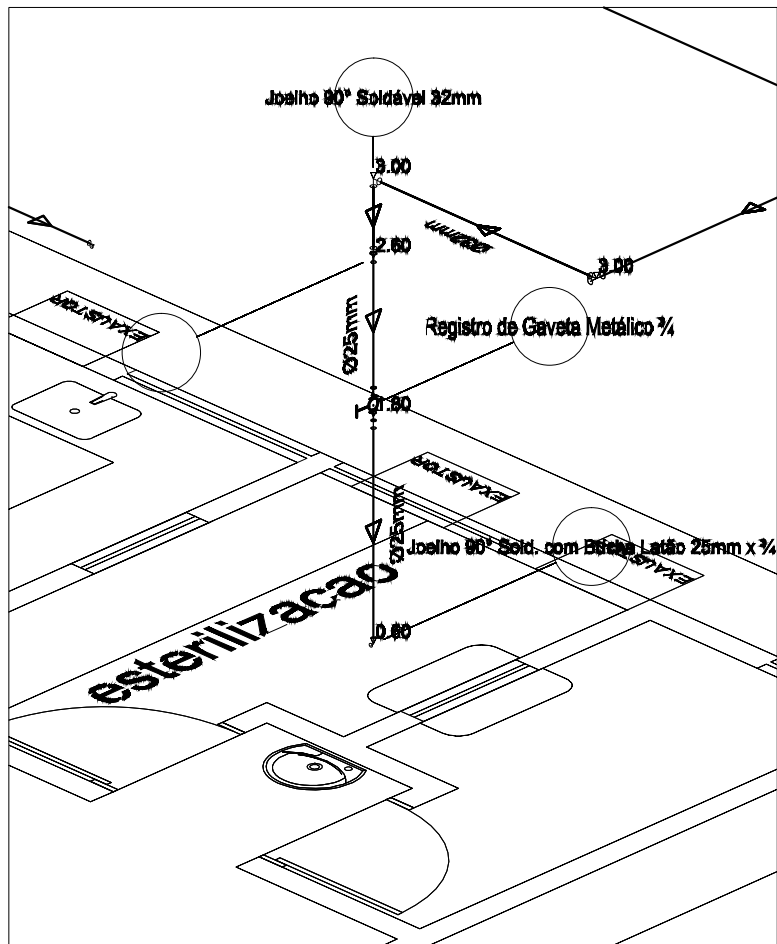


11 SALA DE ESTERILIZAÇÃO 2
Esquema isométrico
Escala 1/ 25

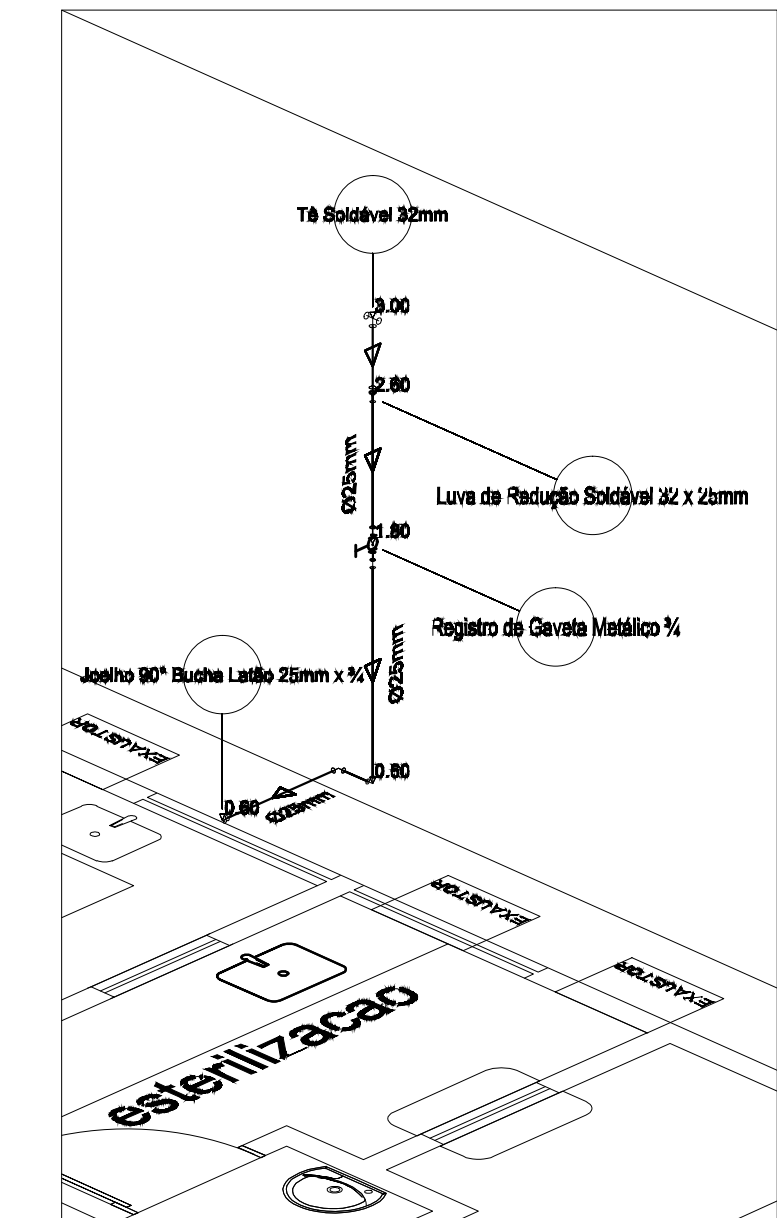


13 SALA DE ESTERILIZAÇÃO 2
Esquema isométrico
Escala 1/ 25

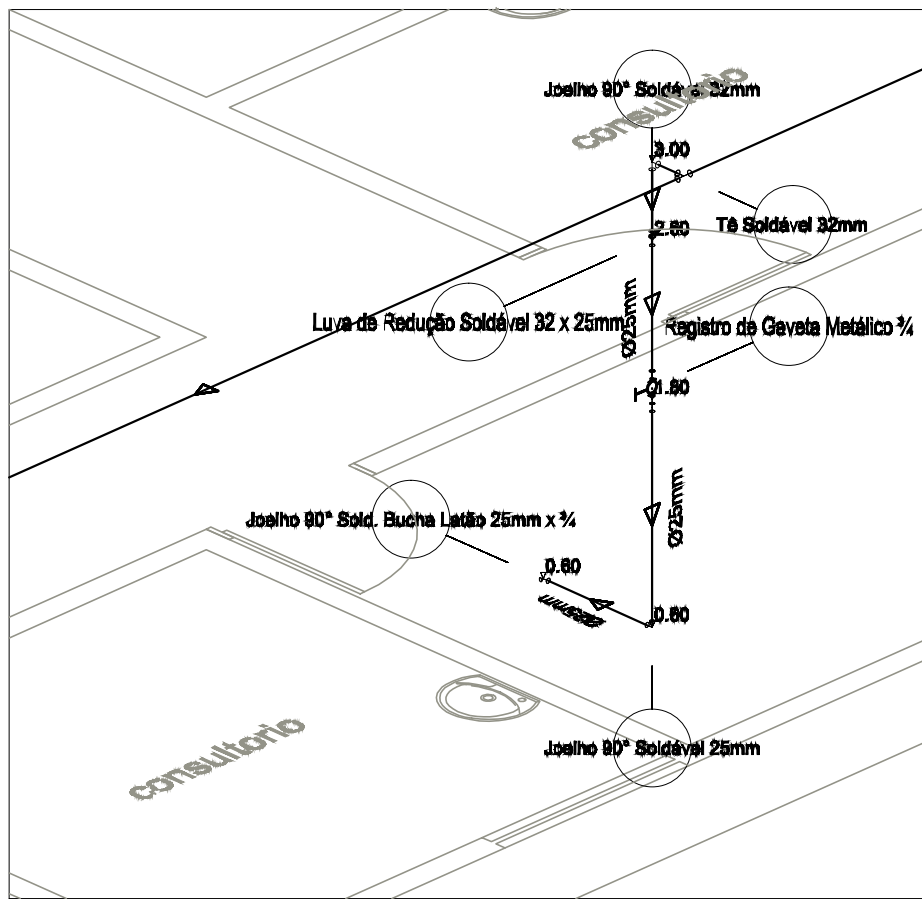


10 CONSULTÓRIO 2
Esquema isométrico
Escala 1/ 25

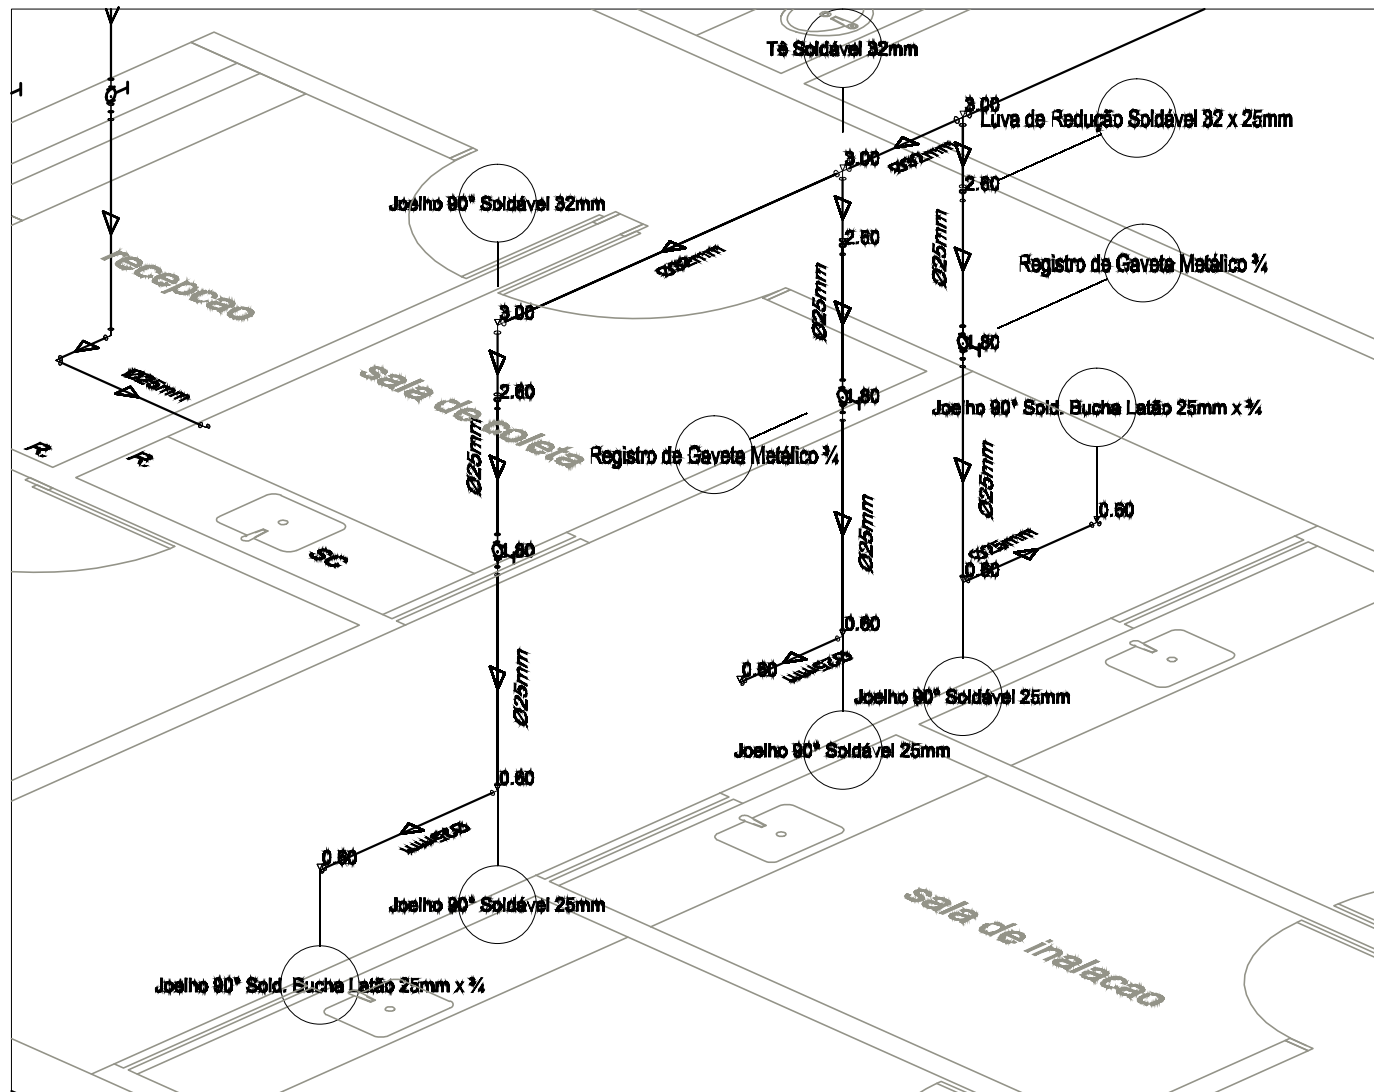


12 SALA DE CURATIVO / INALAÇÃO / PROCEDIMENTO
Esquema isométrico
Escala 1/ 25

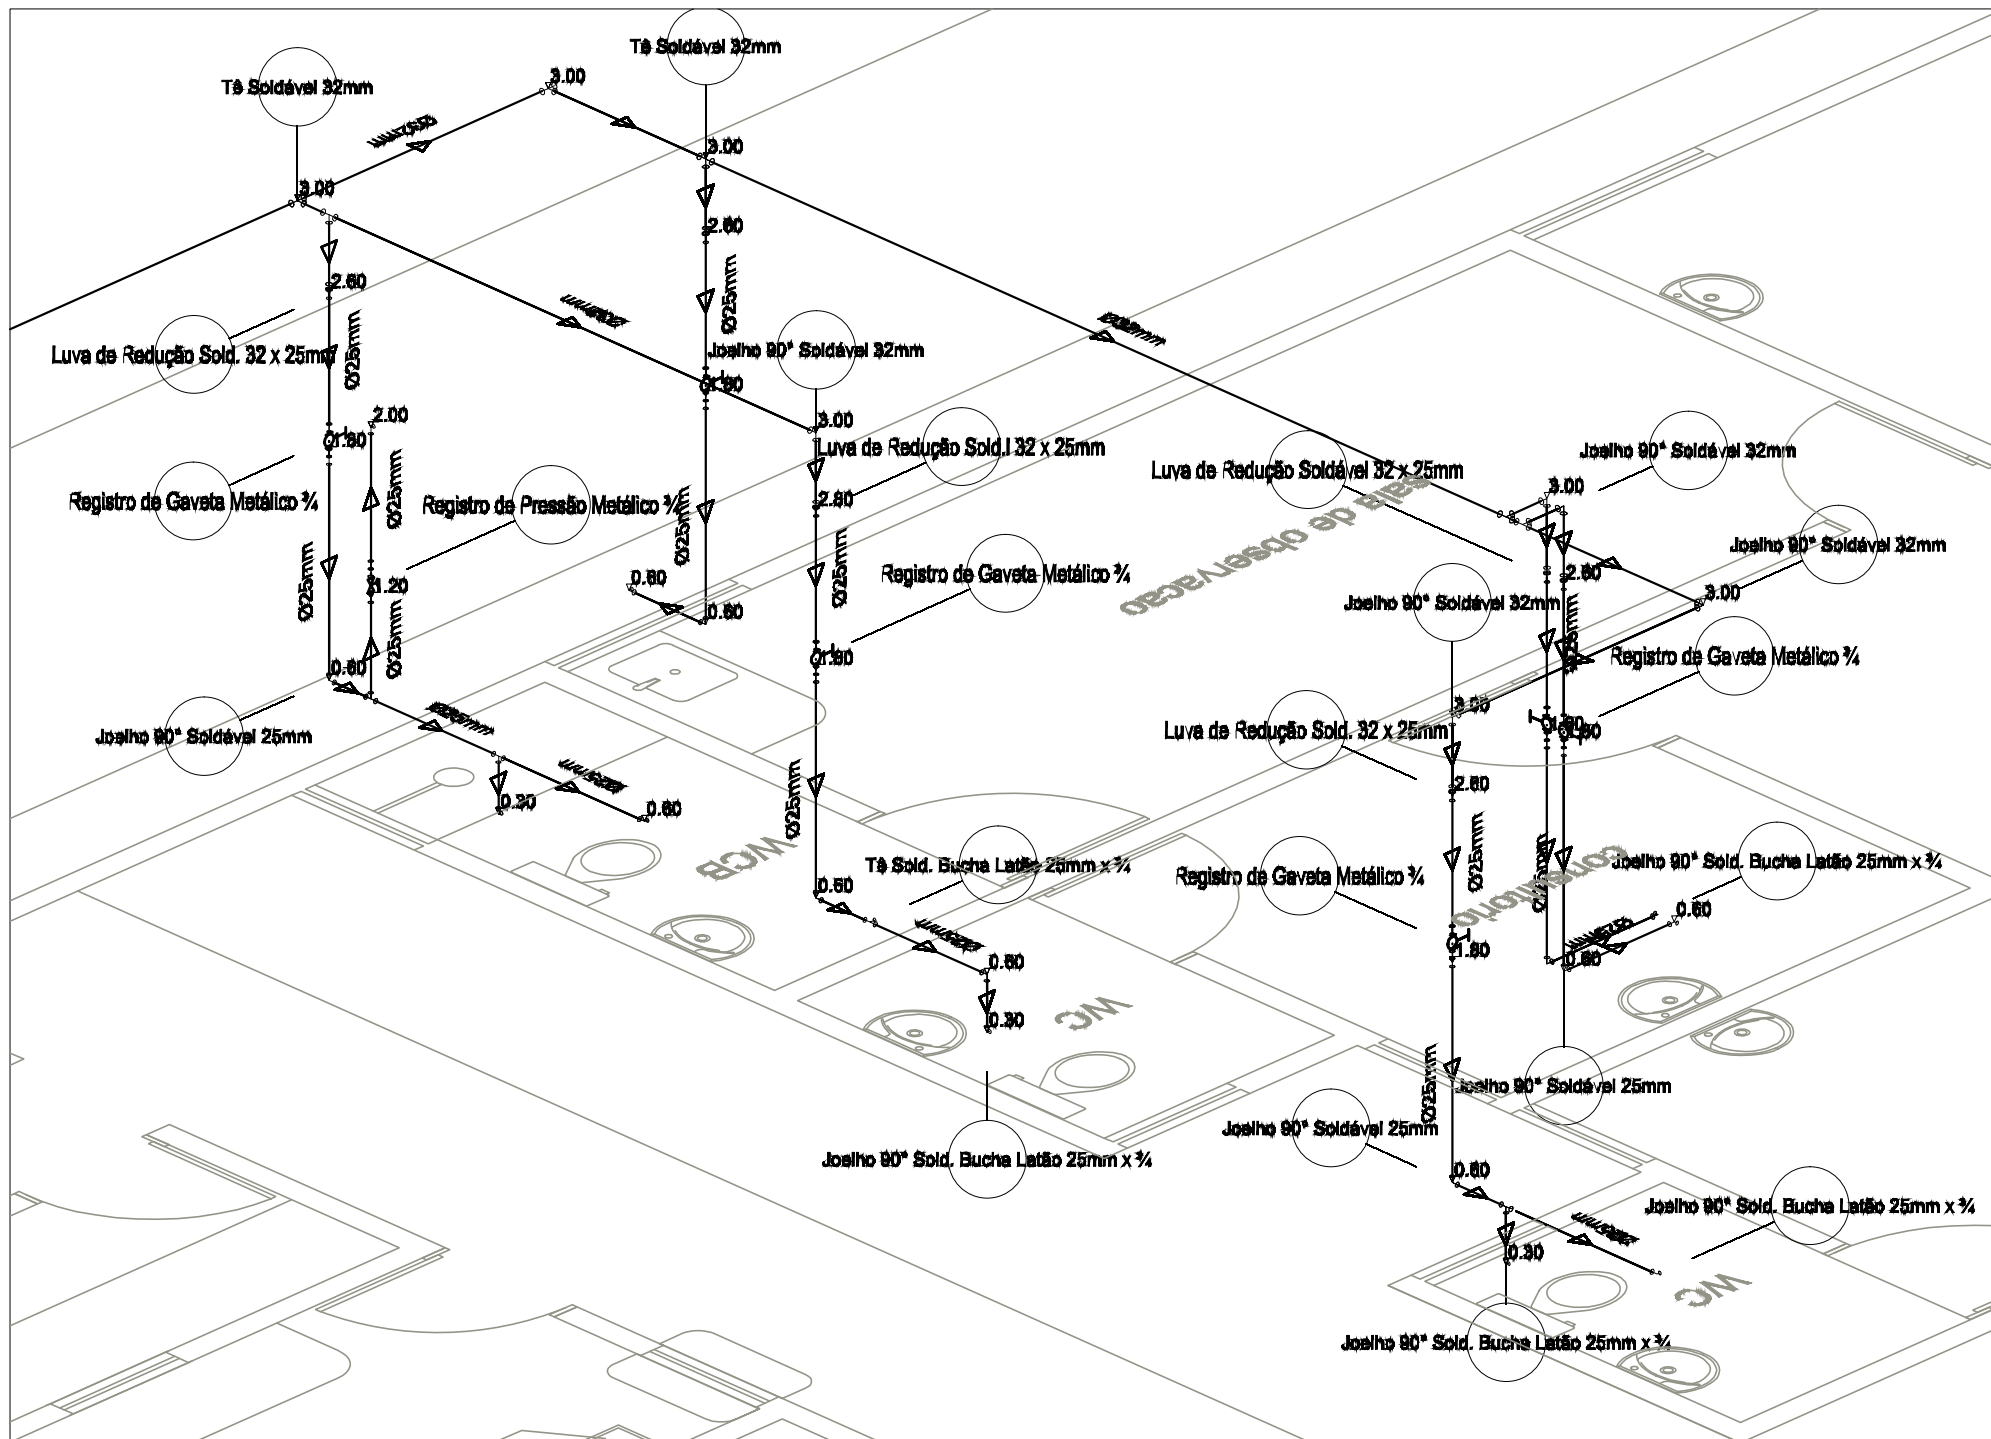

14 SALA DE OBSERVAÇÃO / WC / CONSULTÓRIO 3 E 4
Esquema isométrico
Escala 1/ 25

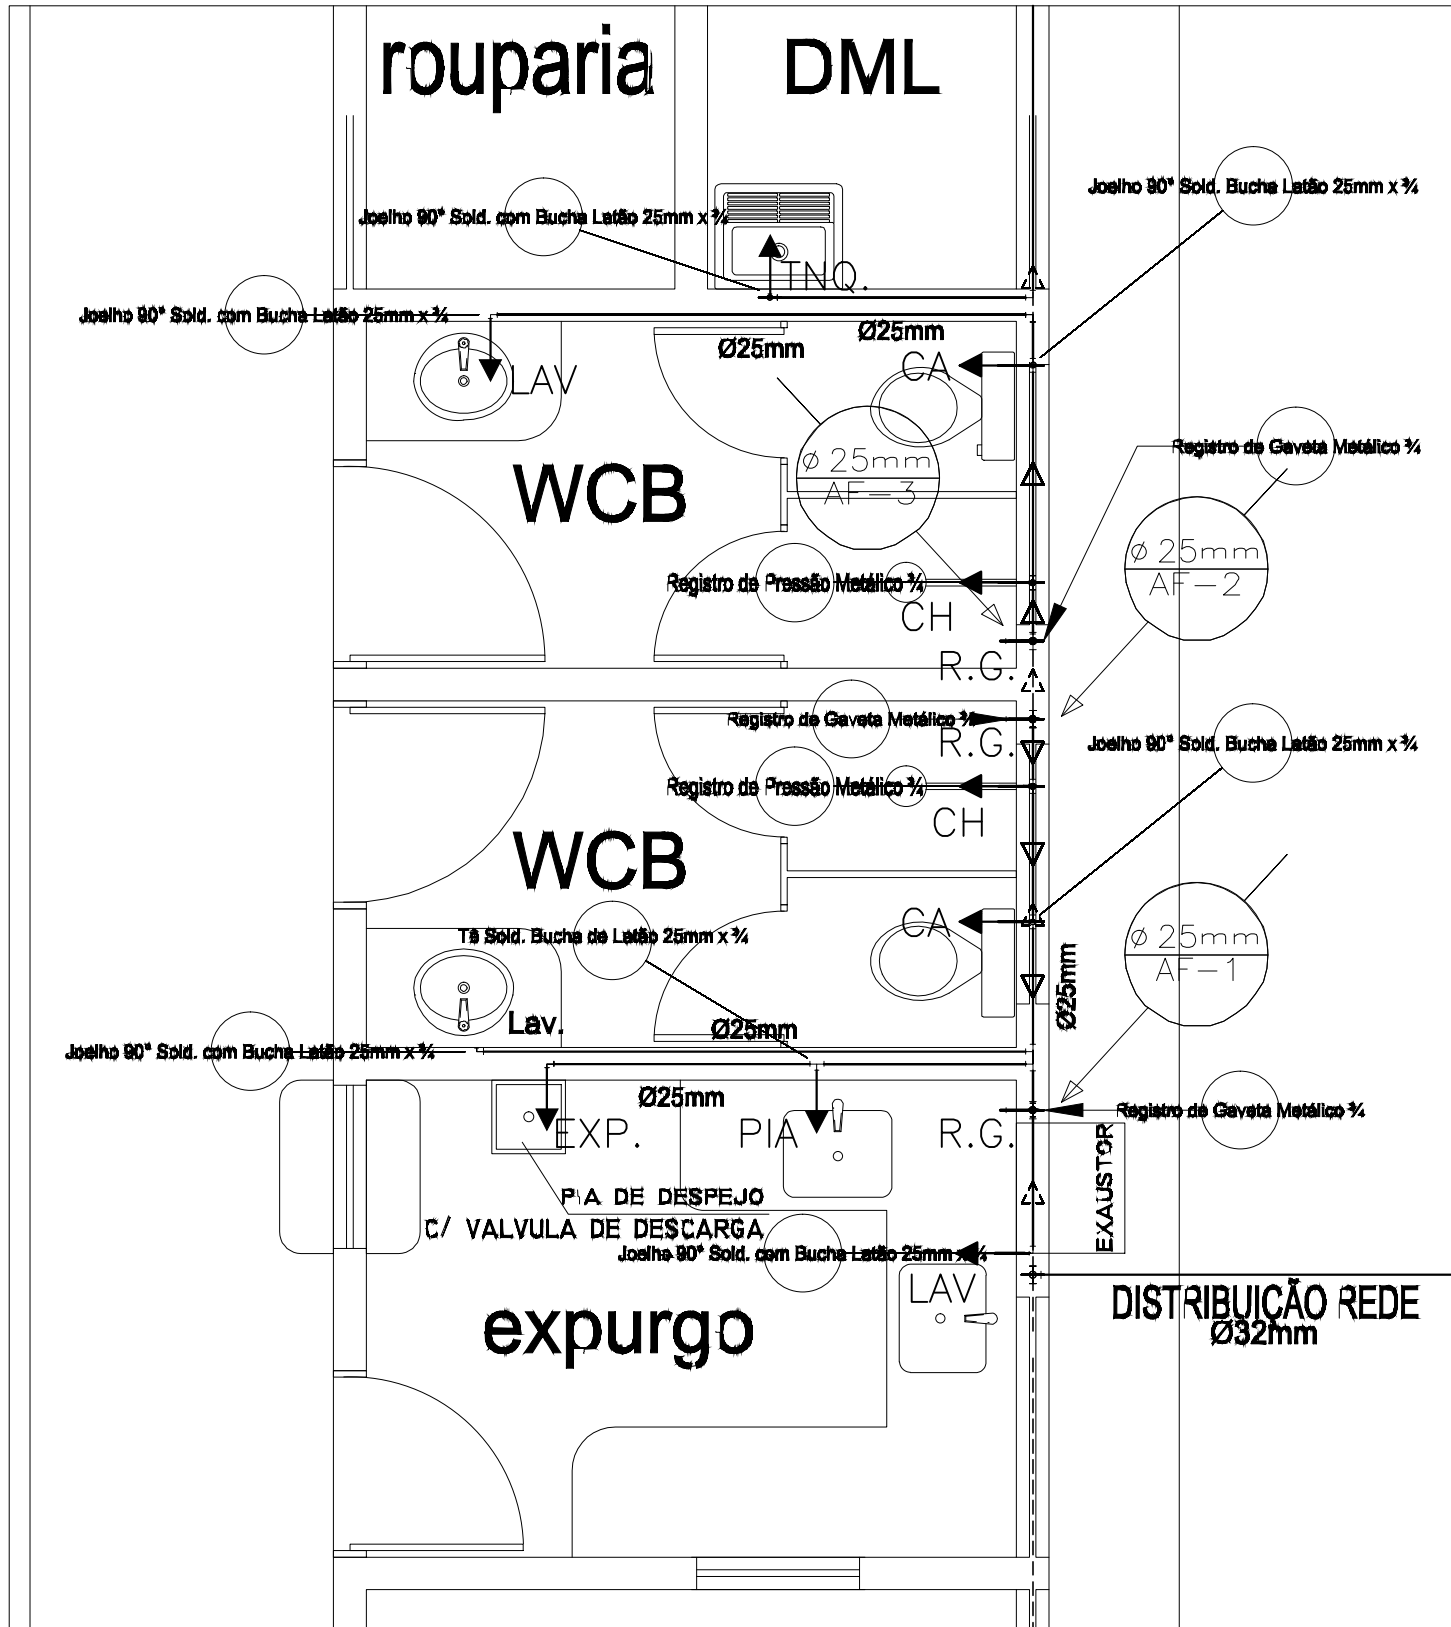

02 DML / WCB / EXPURGO
Planta baixa - detalhamento
Escala 1/ 25

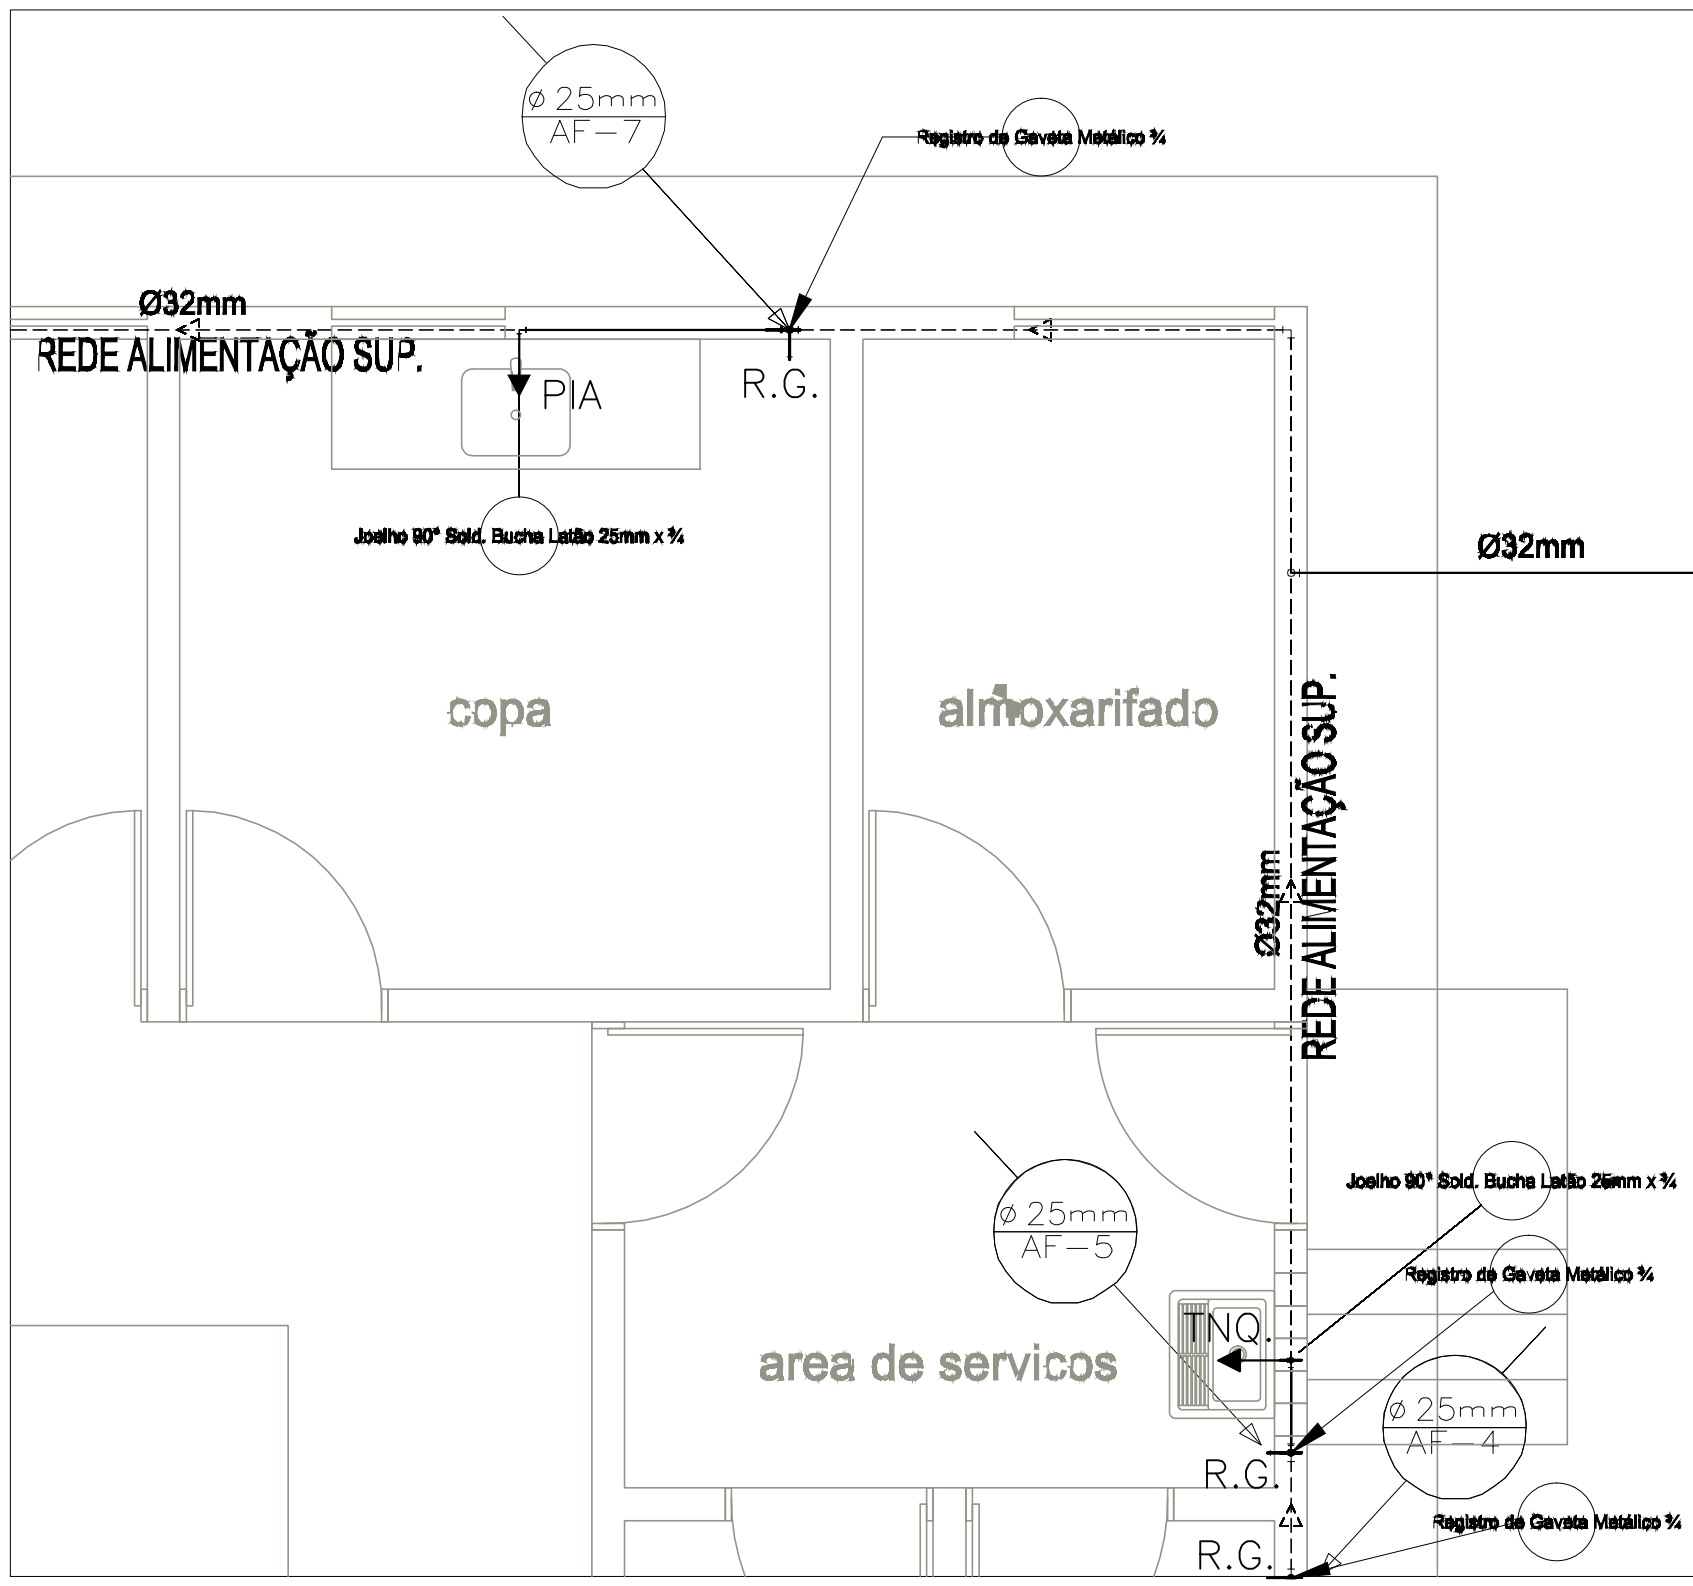

03 SERVIÇO / COPA
Planta baixa - detalhamento
Escala 1/ 25



01 ESTERILIZAÇÃO
Planta baixa - detalhamento
Escala 1/ 25

Aprovação:			
<div></div> <div>PREFEITURA MUNICIPAL DE ARAPIRACA</div>			
PROJETO HIDROSSANITÁRIO			
Título/ Obra: Unidade Básica de Saúde - 3 Equipes			
Localização: Bairro Planalto, Arapiraca - AL			
Proprietário/ Responsável:			
<div></div> <div>Prefeitura Municipal de Arapiraca - CNPJ: 12188893/ 0001-58</div> <div></div> <div>Projeto</div> <div></div> <div>Responsável Técnico</div>			
Dados do Projeto:			
Área da Coberta		647,25m²	
Área Construída		581,43m²	
Assunto: Detalhes isométricos 2			
Planta baixa detalhe 01			
			Prancha Nº:
Desenho:	Data:	Escala:	03/05
SEDUO	12/2017	Indicada	