

7

6


5

4


3

2


1

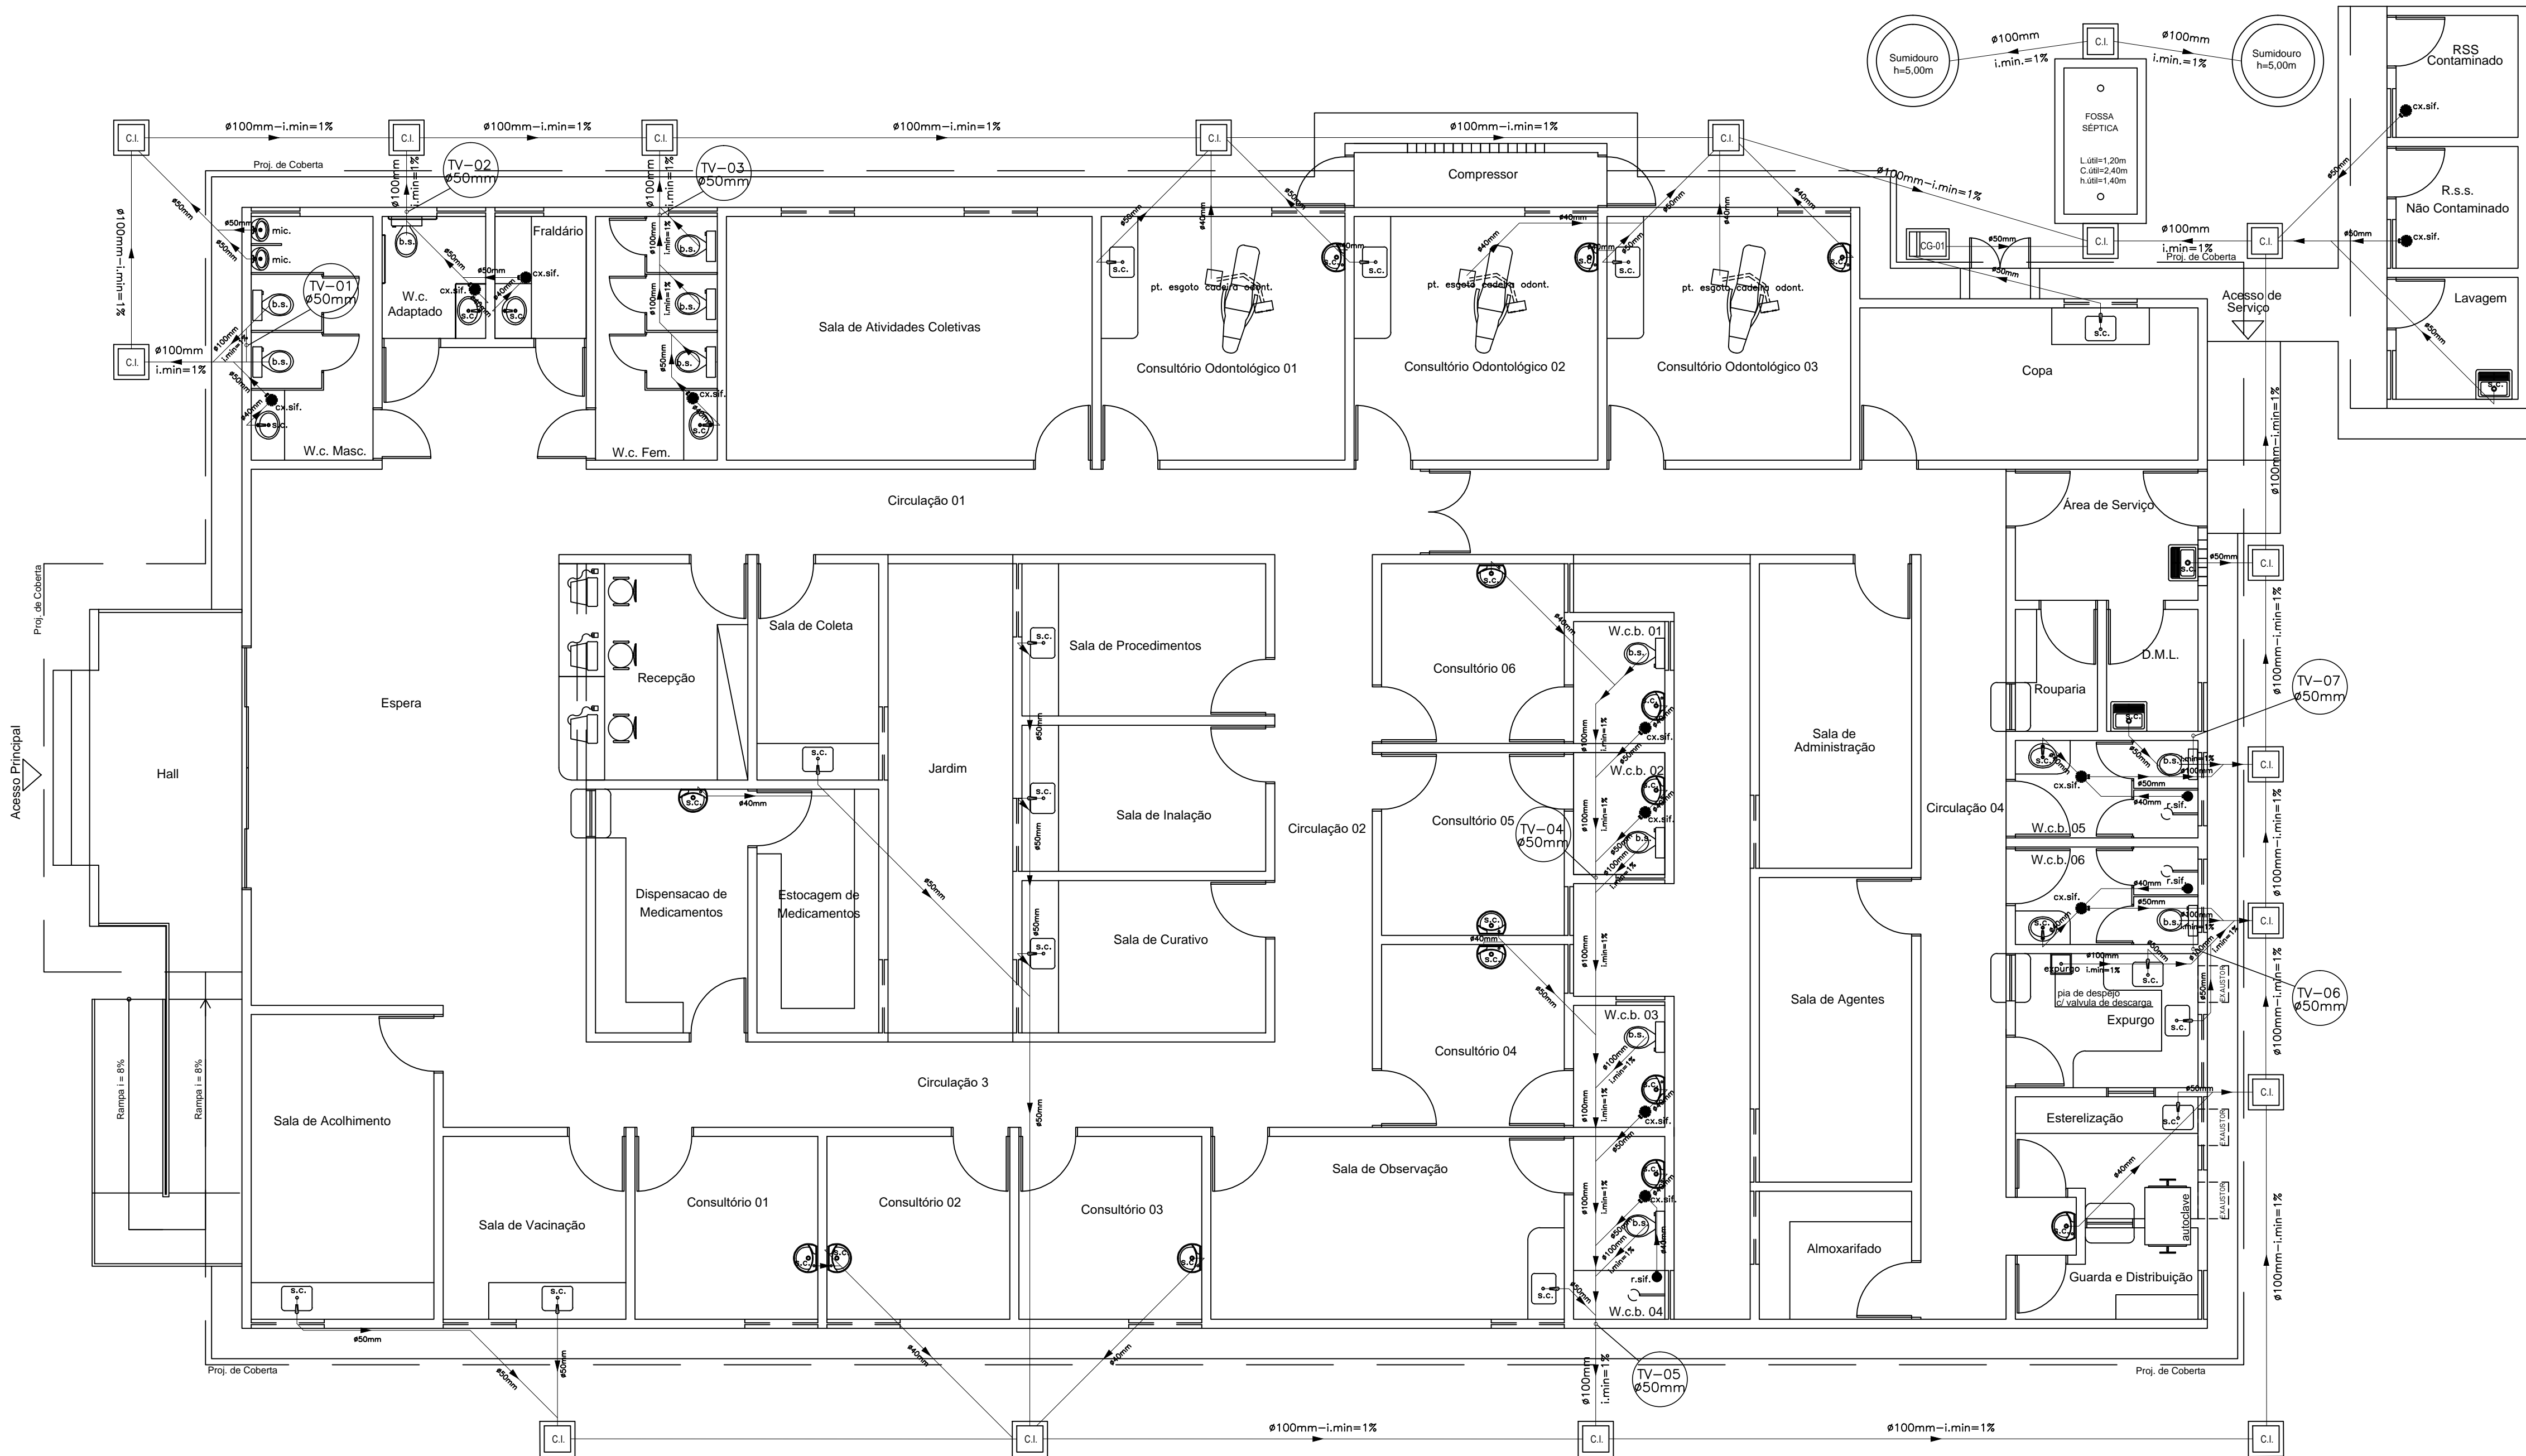


01 Planta baixa - Esgoto
Escala 1/ 50

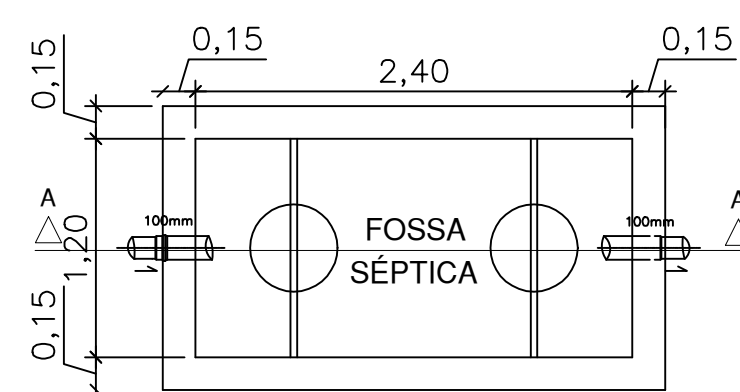


02 Planta baixa - Fossa séptica
Escala 1/ 25

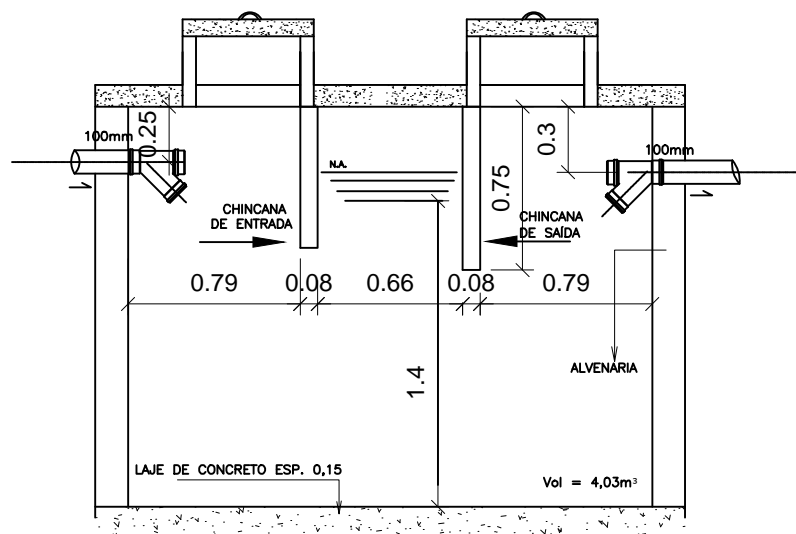

03 Corte A.A' - Fossa séptica
Escala 1/ 25

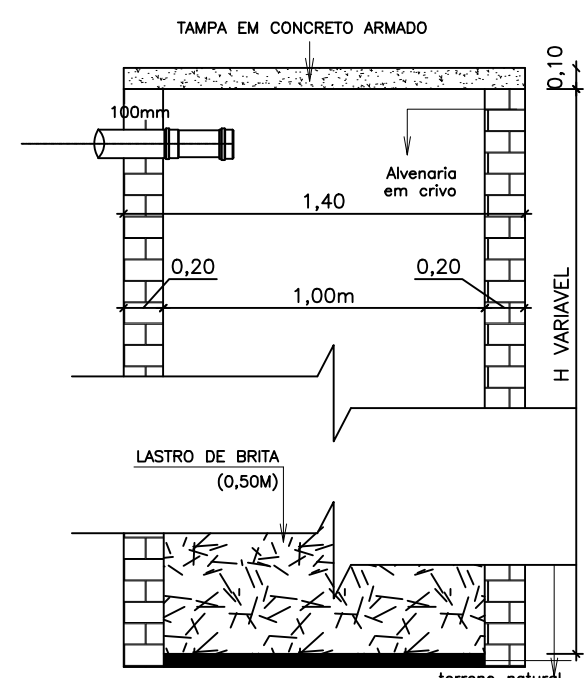

04 Sumidouro
Sem Escala

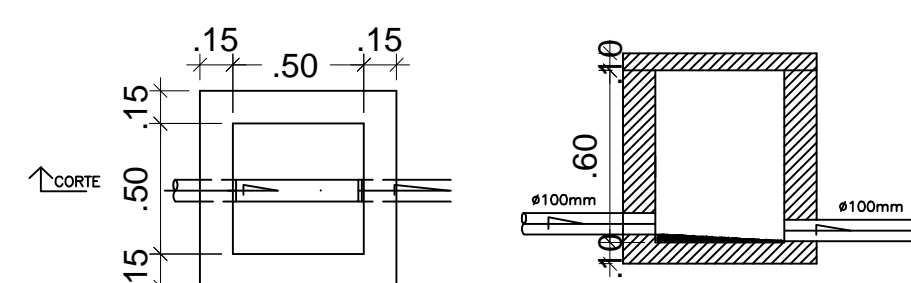

05 Planta baixa - cx. inspeção
Escala 1/ 25

06 Corte - cx. inspeção
Escala 1/ 25

Aprovação:



PREFEITURA MUNICIPAL DE ARAPIRACA

PROJETO HIDROSSANITÁRIO

Título/ Obra:

Unidade Básica de Saúde - 3 Equipes

Localização:

Bairro Planalto, Arapiraca - AL

Proprietário/ Responsável:

Prefeitura Municipal de Arapiraca - CNPJ: 12188893/ 0001-58

Projeto

Responsável Técnico

Dados do Projeto:

Área da Coberta 647,25m²

Área Construída 581,43m²

Assunto:

Planta baixa - Esgoto

Detalhes

Desenho:

Data:

Escala:

Indicada

Prancha Nº:

05/05