


LEGENDA DE LUMINÁRIAS:

- LUM 01 - LUMINÁRIA DE EMBUTIR - TIPO CALHA - 2x32/36/40w  
ESTRUTURA DE ALUMÍNIO COM ACRÍLICO LEITOSO BRANCO
- LUM 02 - LUMINÁRIA PLAFON QUADRADO LED 16W SOBREPOR - 15X15cm
- LUM 03 - SPOT BLINDADO DE EMBUTIR DE SOLO REDONDO DE ALUMÍNIO  
COM GRADE PARA 01 LÂMPADA PAR 20 LED (7W) - PRETO
- LUM 04 - REFLETOR HOLOFOTE 10W BR QUENTE PRETO
- LUM 05 - LUMINÁRIA FINCO DE JARDIM - PAR 20 (7W) ESTRUTURA EM  
ALUMÍNIO PRETO FOSCO
- LUM 06 - BALIZADOR DE EMBUTIR PAREDE 1XHALOPIN 60W

LEGENDA:

- CAIXA DE PASSAGEM DE PVC DE 20X20X15CM
- QUADRO DE DISTRIBUIÇÃO DE LUZ E FORÇA h=1,50m DO PISO(eixo do  
quadro) (DIMENSÃO VER ELÉTRICO)
- ELETRODUTO RÍGIDO P/ PISO (Ø VER PROJETO ELÉTRICO)
- ELETRODUTO CORRUGADO P/ PAREDE E/OU TETO (Ø VER PROJETO  
ELÉTRICO)
- TOMADA MÉDIA UNIVERSAL 2P+T h= VER INDICAÇÃO
- TOMADA BAIXA UNIVERSAL 2P+T h= VER INDICAÇÃO
- INTERRUPTOR SIMPLES h=1,10m DO PISO
- INTERRUPTOR TRIPLO h=1,10m DO PISO
- TOMADA UNIVERSAL 2P+T NO PISO

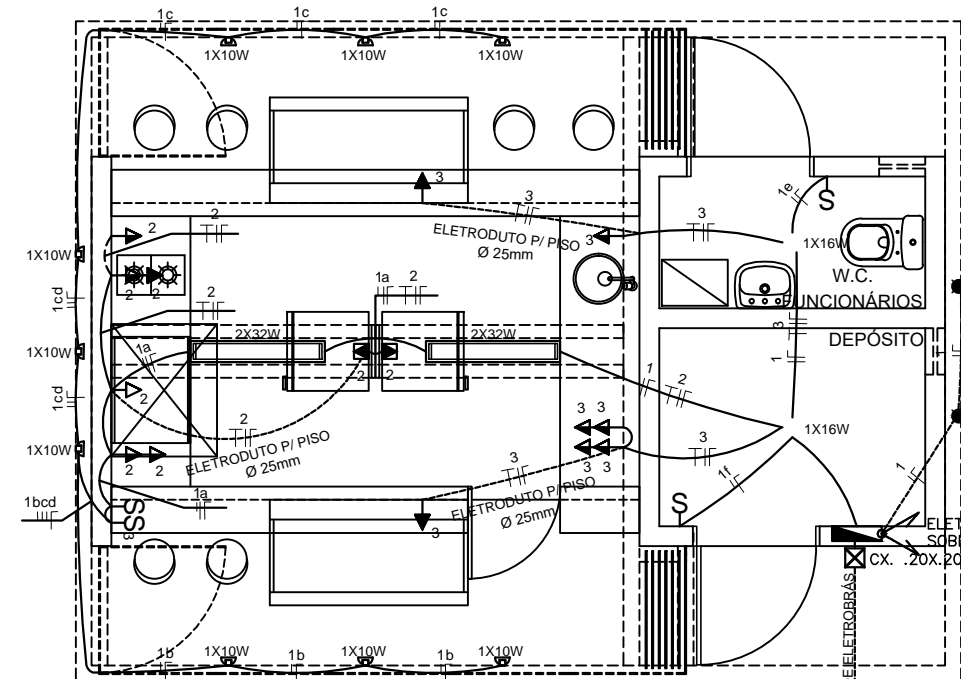



PLANTA BAIXA QUIOSQUE - ELÉTRICO  
ESCALA: 1/50

QUADRO DE CARGAS - QUIOSQUES

N.CIRC.	ILUMINAÇÃO (W)			TOMADAS (VA)			POT. W	FASE	FIACÃO MM2	DISJ. A	DESCRIÇÃO
	07	16	32	60	100	300	600				
01	09	02	04					223	A	1.5	10 ILUMINAÇÃO QUIOSQUE E WC
02				04	03		2200	B	2.5	16	TOMADA QUIOSQUE
03	07				05	02	1700	C	2.5	10	TOMADA QUIOSQUE
POTÊNCIA TOTAL	63	32	128	900	3000	4553	ABC	2.5	10	QD QUIOSQUE	

BALANCEAMENTO DE FASES: FASE A-653 VA  
FASE B-2200VA  
FASE C-1700VA  
3x2.5(2.5)+PE 2.5mm2

DIAGRAMA UNIFILAR

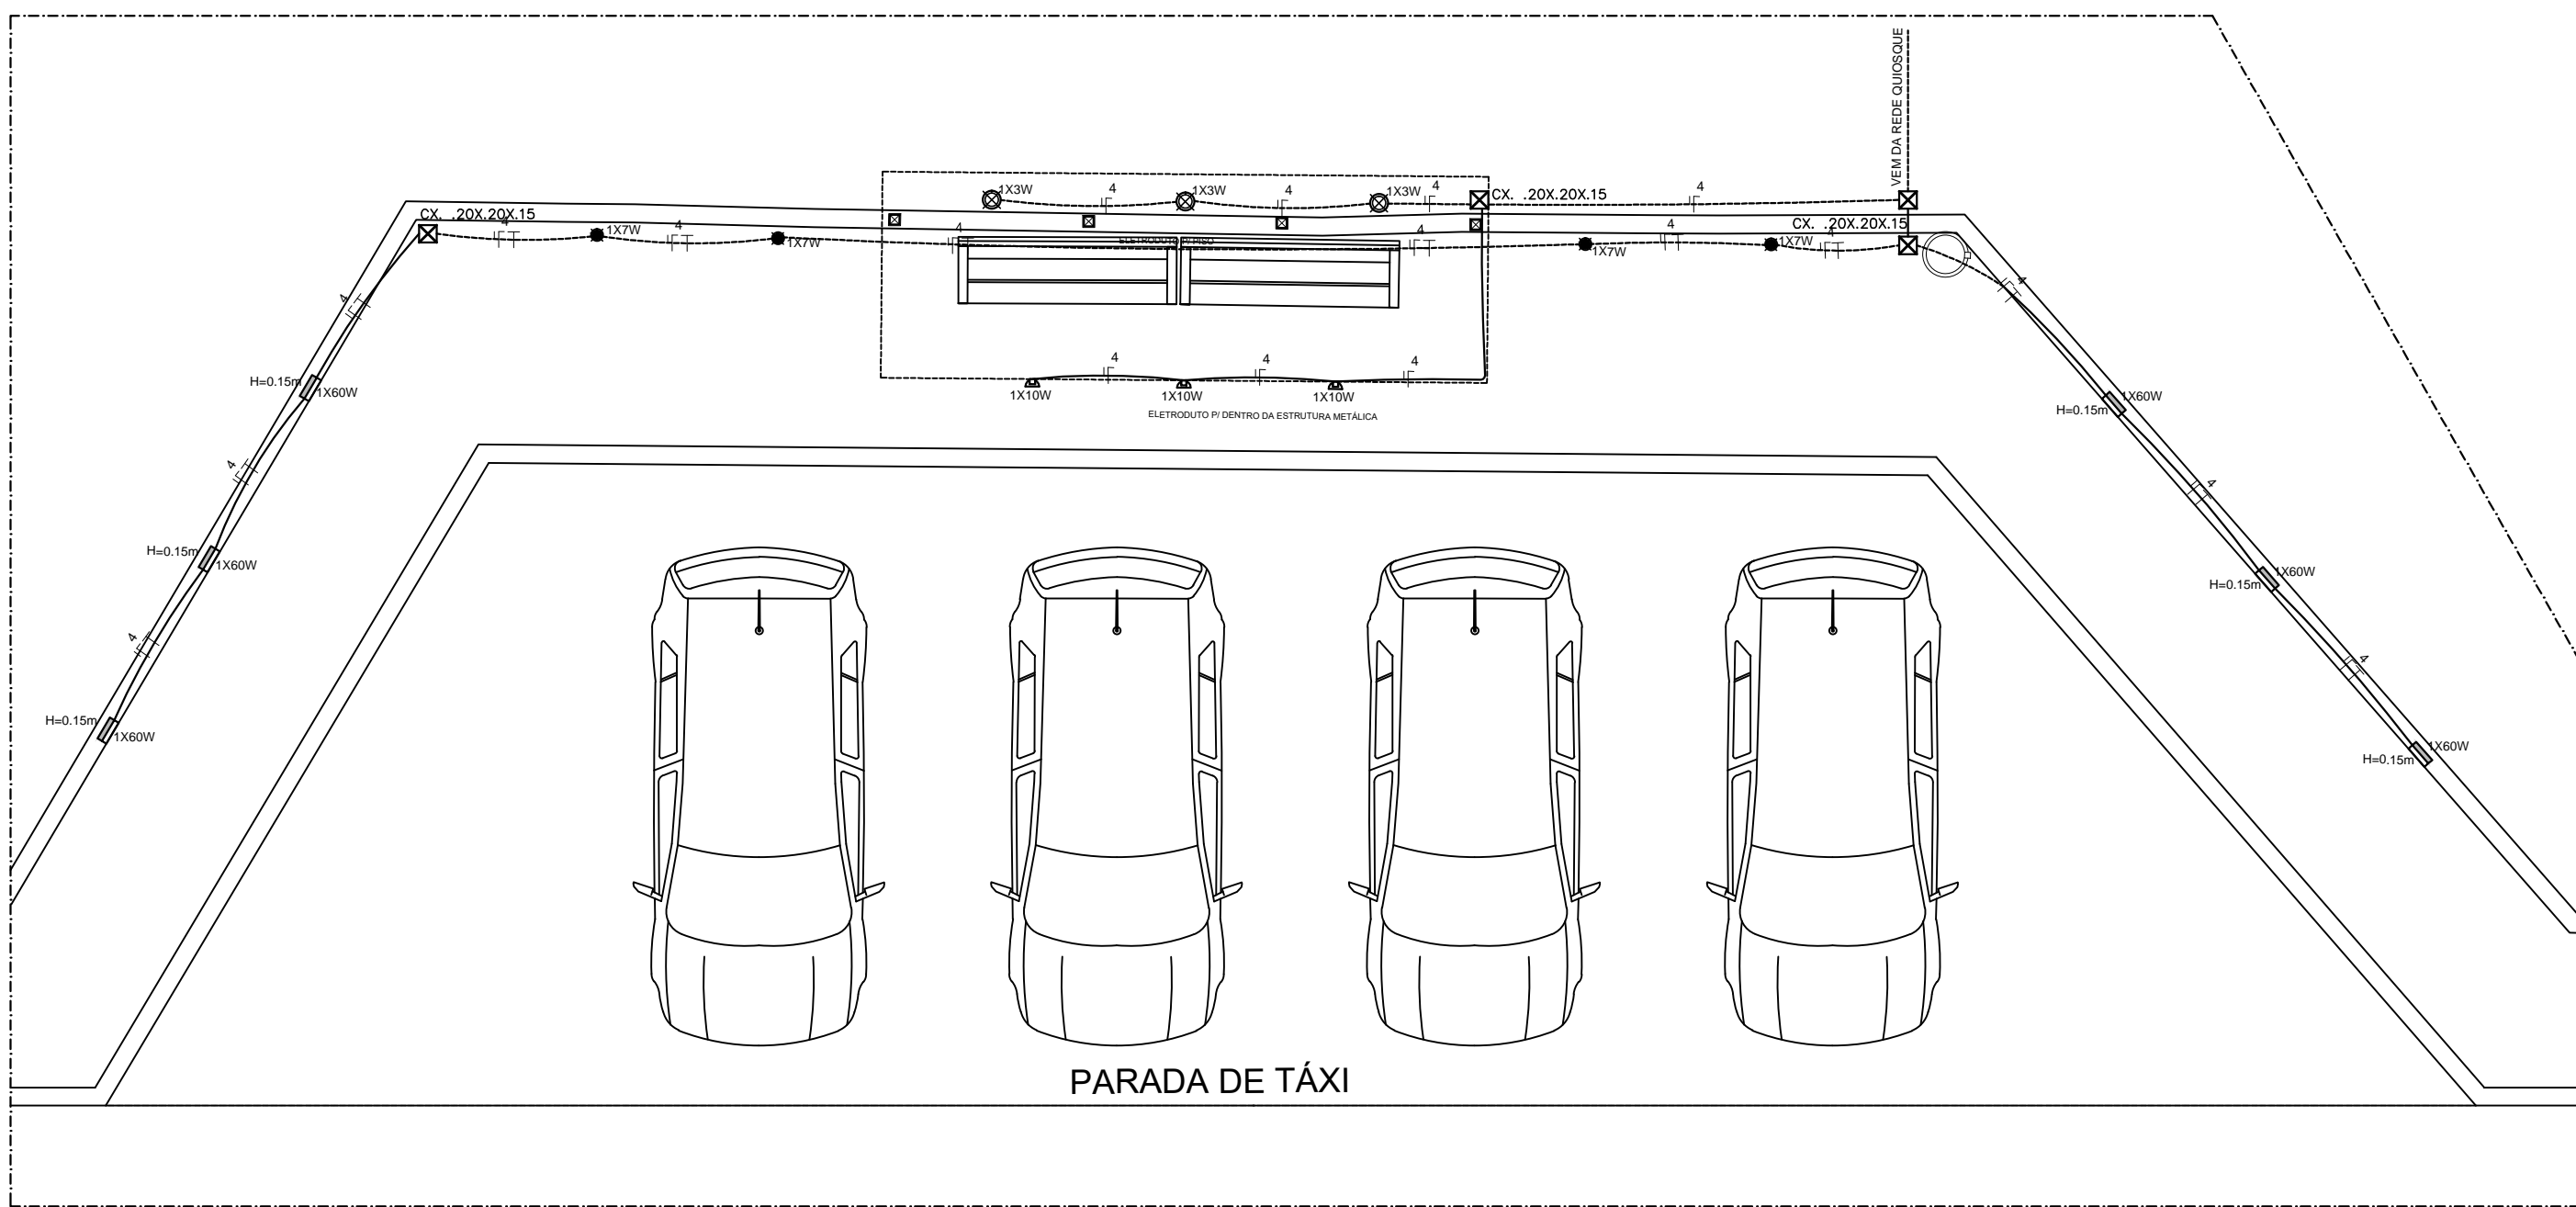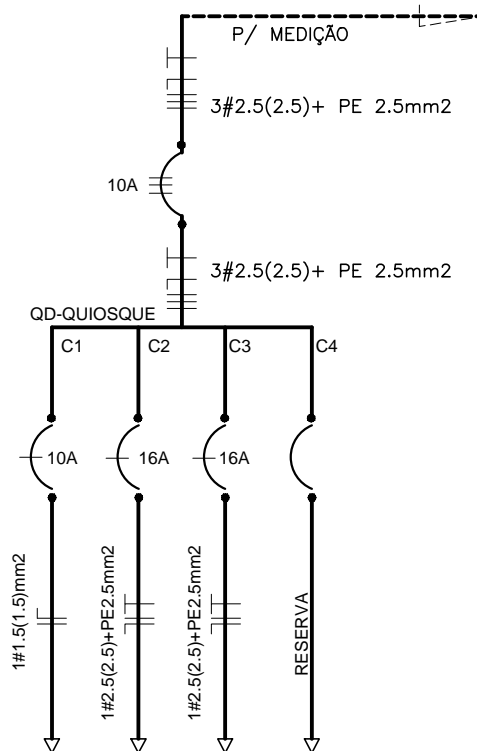


LUMINOTÉCNICO - PONTO DE TÁXI  
ESCALA: 1/50

QUADRO DE CARGAS - PTO TÁXI

N.CIRC.	ILUMINAÇÃO (W)			TOMADAS (VA)			POT. W	FASE	FIACÃO MM2	DISJ. A	DESCRIÇÃO
	03	07	10	60	100	300	600				
03	04	03	06					427	A	2.5	10 ILUMINAÇÃO PONTO DE TÁXI
POTÊNCIA TOTAL	09	28	30	360							QD QUIOSQUE

BALANCEAMENTO DE FASE: FASE A-427 VA  
1x2.5(2.5)+PE 2.5mm2

DIAGRAMA UNIFILAR

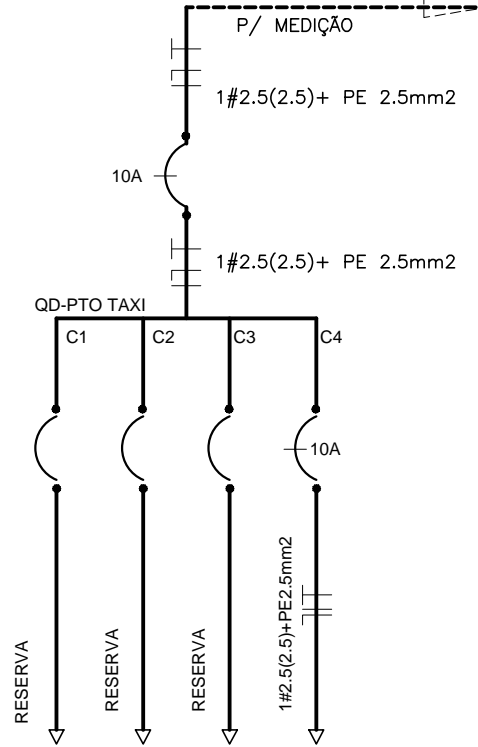

Aprovação:



PREFEITURA MUNICIPAL DE ARAPIRACA  
Secretaria de Desenvolvimento Urbano e Obras

PROJETO ELÉTRICO

Título/ Obra: PROJETO ELÉTRICO DE QUIOSQUE/ PONTO DE TÁXI

Localização:

Proprietário/ Responsável:

Prefeitura Municipal de Arapiraca - CNPJ: 12198893/ 0001-58

Dados do Projeto:

CONTRATO Nº 1042504-53/2017  
Área Calçada Manoel André: 4495.99m²

Assunto: ESQUEMA GERAL PLANTAS BAIXAS , DIAGRAMA UNIFILAR E QUADRO DE CARGAS  
DOS: QUIOSQUES E PONTO DE TÁXI

Atenção: Conferir as Medidas no Local

Revisão: 01

Prancha Nº:

Desenho:

Data:

Escala:  
Indicados

01/01