


18 PLANTA BAIXA - LUMINOTÉCNICO
ESCALA: 1/100

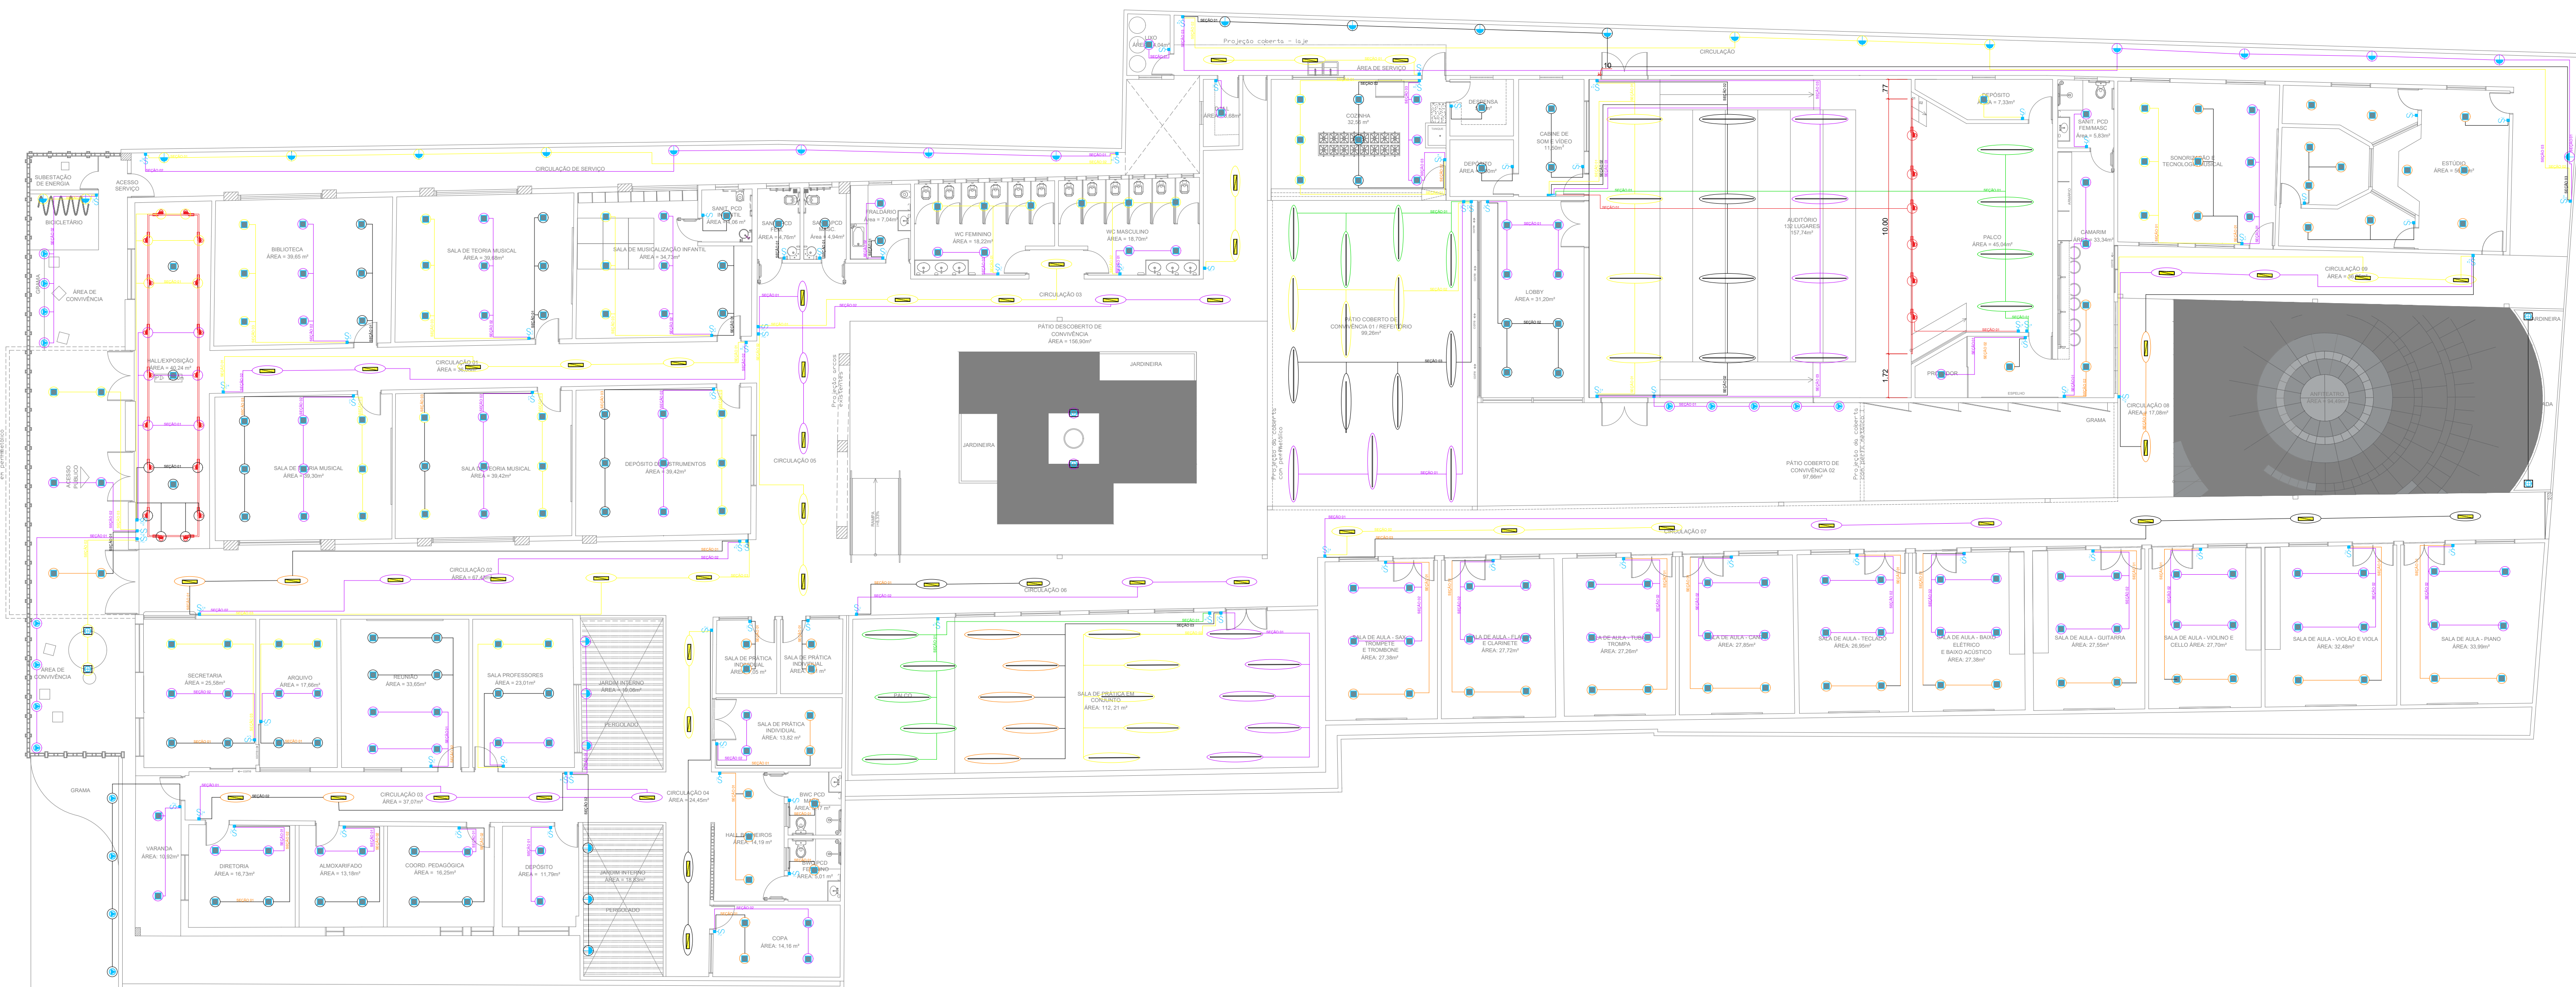

19 PLANTA BAIXA - LUMINOTÉCNICO
ESCALA: 1/100

LEGENDA PONTOS DE LUZ (LUMINOTÉCNICO)	
LEG.	DESCRIÇÃO
	Interruptor simples de 10A/220V de 1 polo.
	Interruptor three-way de 10A/220V de 1 polo.
	Interruptor simples de 10A/220V de 1 polo + Tomada universal de 10A/220V Média (H= 1,20m).
	Interruptor simples de 10A/220V de 2 polos.
	Interruptor simples de 10A/220V de 3 polos.
	Interruptor three-way de 10A/220V de 3 polos.
	Interruptor p/ CHUVEIRO
	Ponto de luz no piso _SPOT de EMBUTIR no PISO 07,8cm Preto Led 10W 3000K 30° Beam IP67
	REFLETOR LED 60W, LUZ QUENTE (2700K), IP66 ou IP67
	Panel de led quadrado de embutir na cor preta (25x25cm) com fluxo luminoso de 1800lm - potência de 25W cor branco neutro (4000K)
	Ponto de luz no teto _LUMINÁRIA de SOBREPOR p/ 2 lâmpadas de LED tubular T8 3200SW
	Luminária TL Slim 10 LED Sobrepor Preto _Potência: 20W _Fluxo Luminoso (lm): 2100
	Ponto de luz _luminária p/ LUZ de EMERGÊNCIA
	Ponto de luz _ARANDELA PRETA _ LUZ BRANCO QUENTE 3000K
	ILUMINAÇÃO EM TETO HO PRETO COM SPOTS COM 10W _BRANCO QUENTE 2700 a 3000K, 650 Lumens
	Perfil De Led Embutir Slim 2m P/ Fita De Led, Em Alumínio preto. Utilizar Fita de Led 24V PRO 14.50W/m. Fluxo luminoso 1450lm/m, IRC -> 97, Branco Quente 2700K.
	CAIXA de DISTRIBUIÇÃO

Anotações:

Atenção: Conferir as Medidas no Local



PREFEITURA MUNICIPAL DE ARAPIRACA
Secretaria Municipal de Desenvolvimento Urbano e Meio Ambiente

PROJETO ARQUITETÔNICO

Obras e Serviços de Reforma e Ampliação da Antiga Escola Hugo José Camelo Lima para o Funcionamento de um Centro de Apoio as Escolas de Tempo Integral, no Município de Arapiraca/AL.

PRAÇA LUIZ PEREIRA LIMA - CENTRO, ARAPIRACA - AL

SECRETÁRIA
MARIA CAROLINE SOUZA VALERIANO
ENGENHEIRA CIVIL - CREA 0218751761

SUPERINTENDÊNCIA / COORDENAÇÃO
LARISSA MONTE CAJUEIRO
ARQUITETA E URBANISTA - CAU A73249-4

AUTORAS DO PROJETO
THAMIREZ CAROLINE LEONEL DE ALMEIDA
ARQUITETA E URBANISTA
CAU A153743-1

THAYSA GABRIELA DE OLIVEIRA GONÇALVES
ARQUITETA E URBANISTA
CAU A188637-1

EXECUÇÃO
Responsável Execução - CREA

COLABORADORAS
KAMYLLA LISBOA DE A. R. S.
ARQUITETA E URBANISTA
CAU A148700-0
AMANDA CRISTINA SANTOS
ARQUITETA E URBANISTA
CAU A148412-0

Assunto:
PLANTA BAIXA - LUMINOTÉCNICO; PLANTA BAIXA LUMINOTÉCNICO (CIRCUITOS);

Dados do Projeto:
Área do Total 2.917,38 m²
Área Construída 2.532,36m²

Prancha Nº:

Desenho: Gráfico - SMDUMA (DCDU) Emissão Inicial: Outubro/ 2022 Escala: Indicada

09/20