




Detalhe S6
Escala 1:25

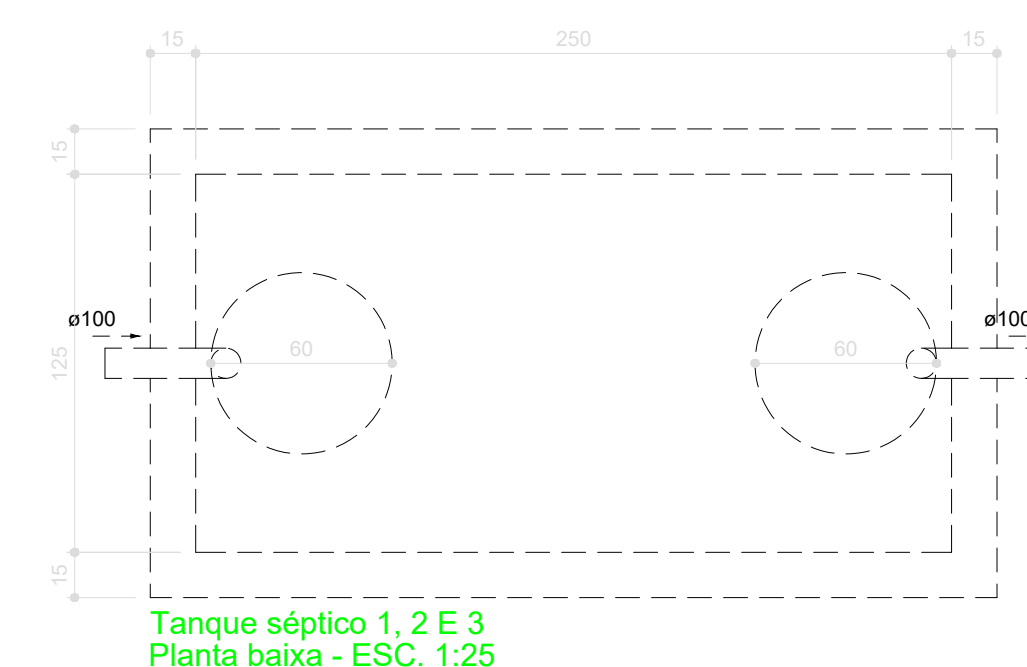


Tanque séptico 1, 2 E 3
Planta baixa - ESC. 1:25

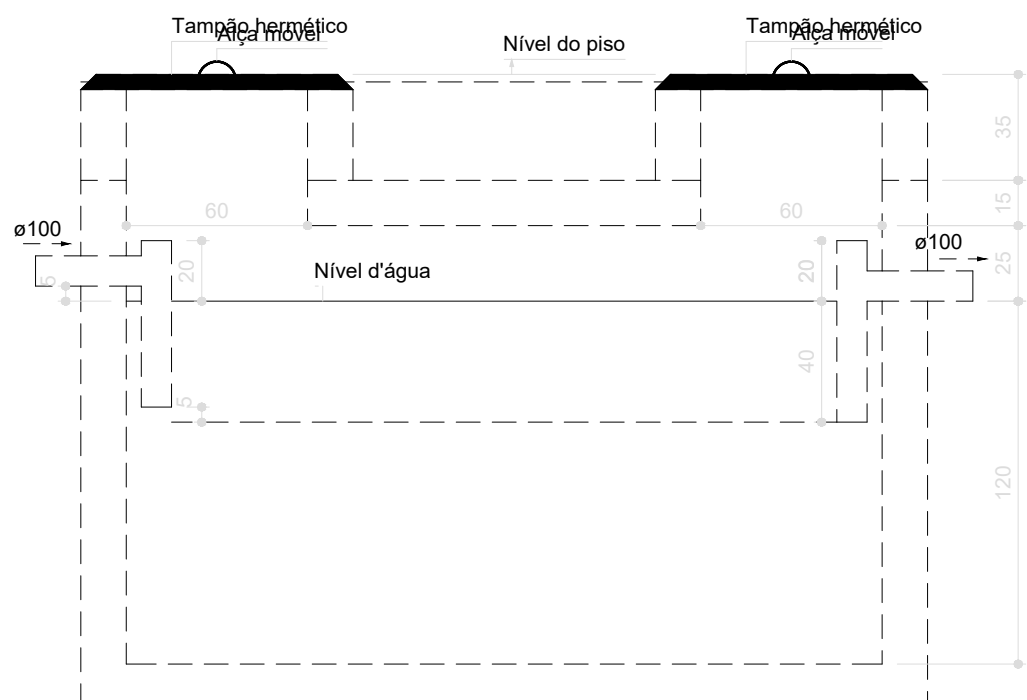

Tanque séptico 1, 2 E 3
Corte 1 - ESC. 1:25

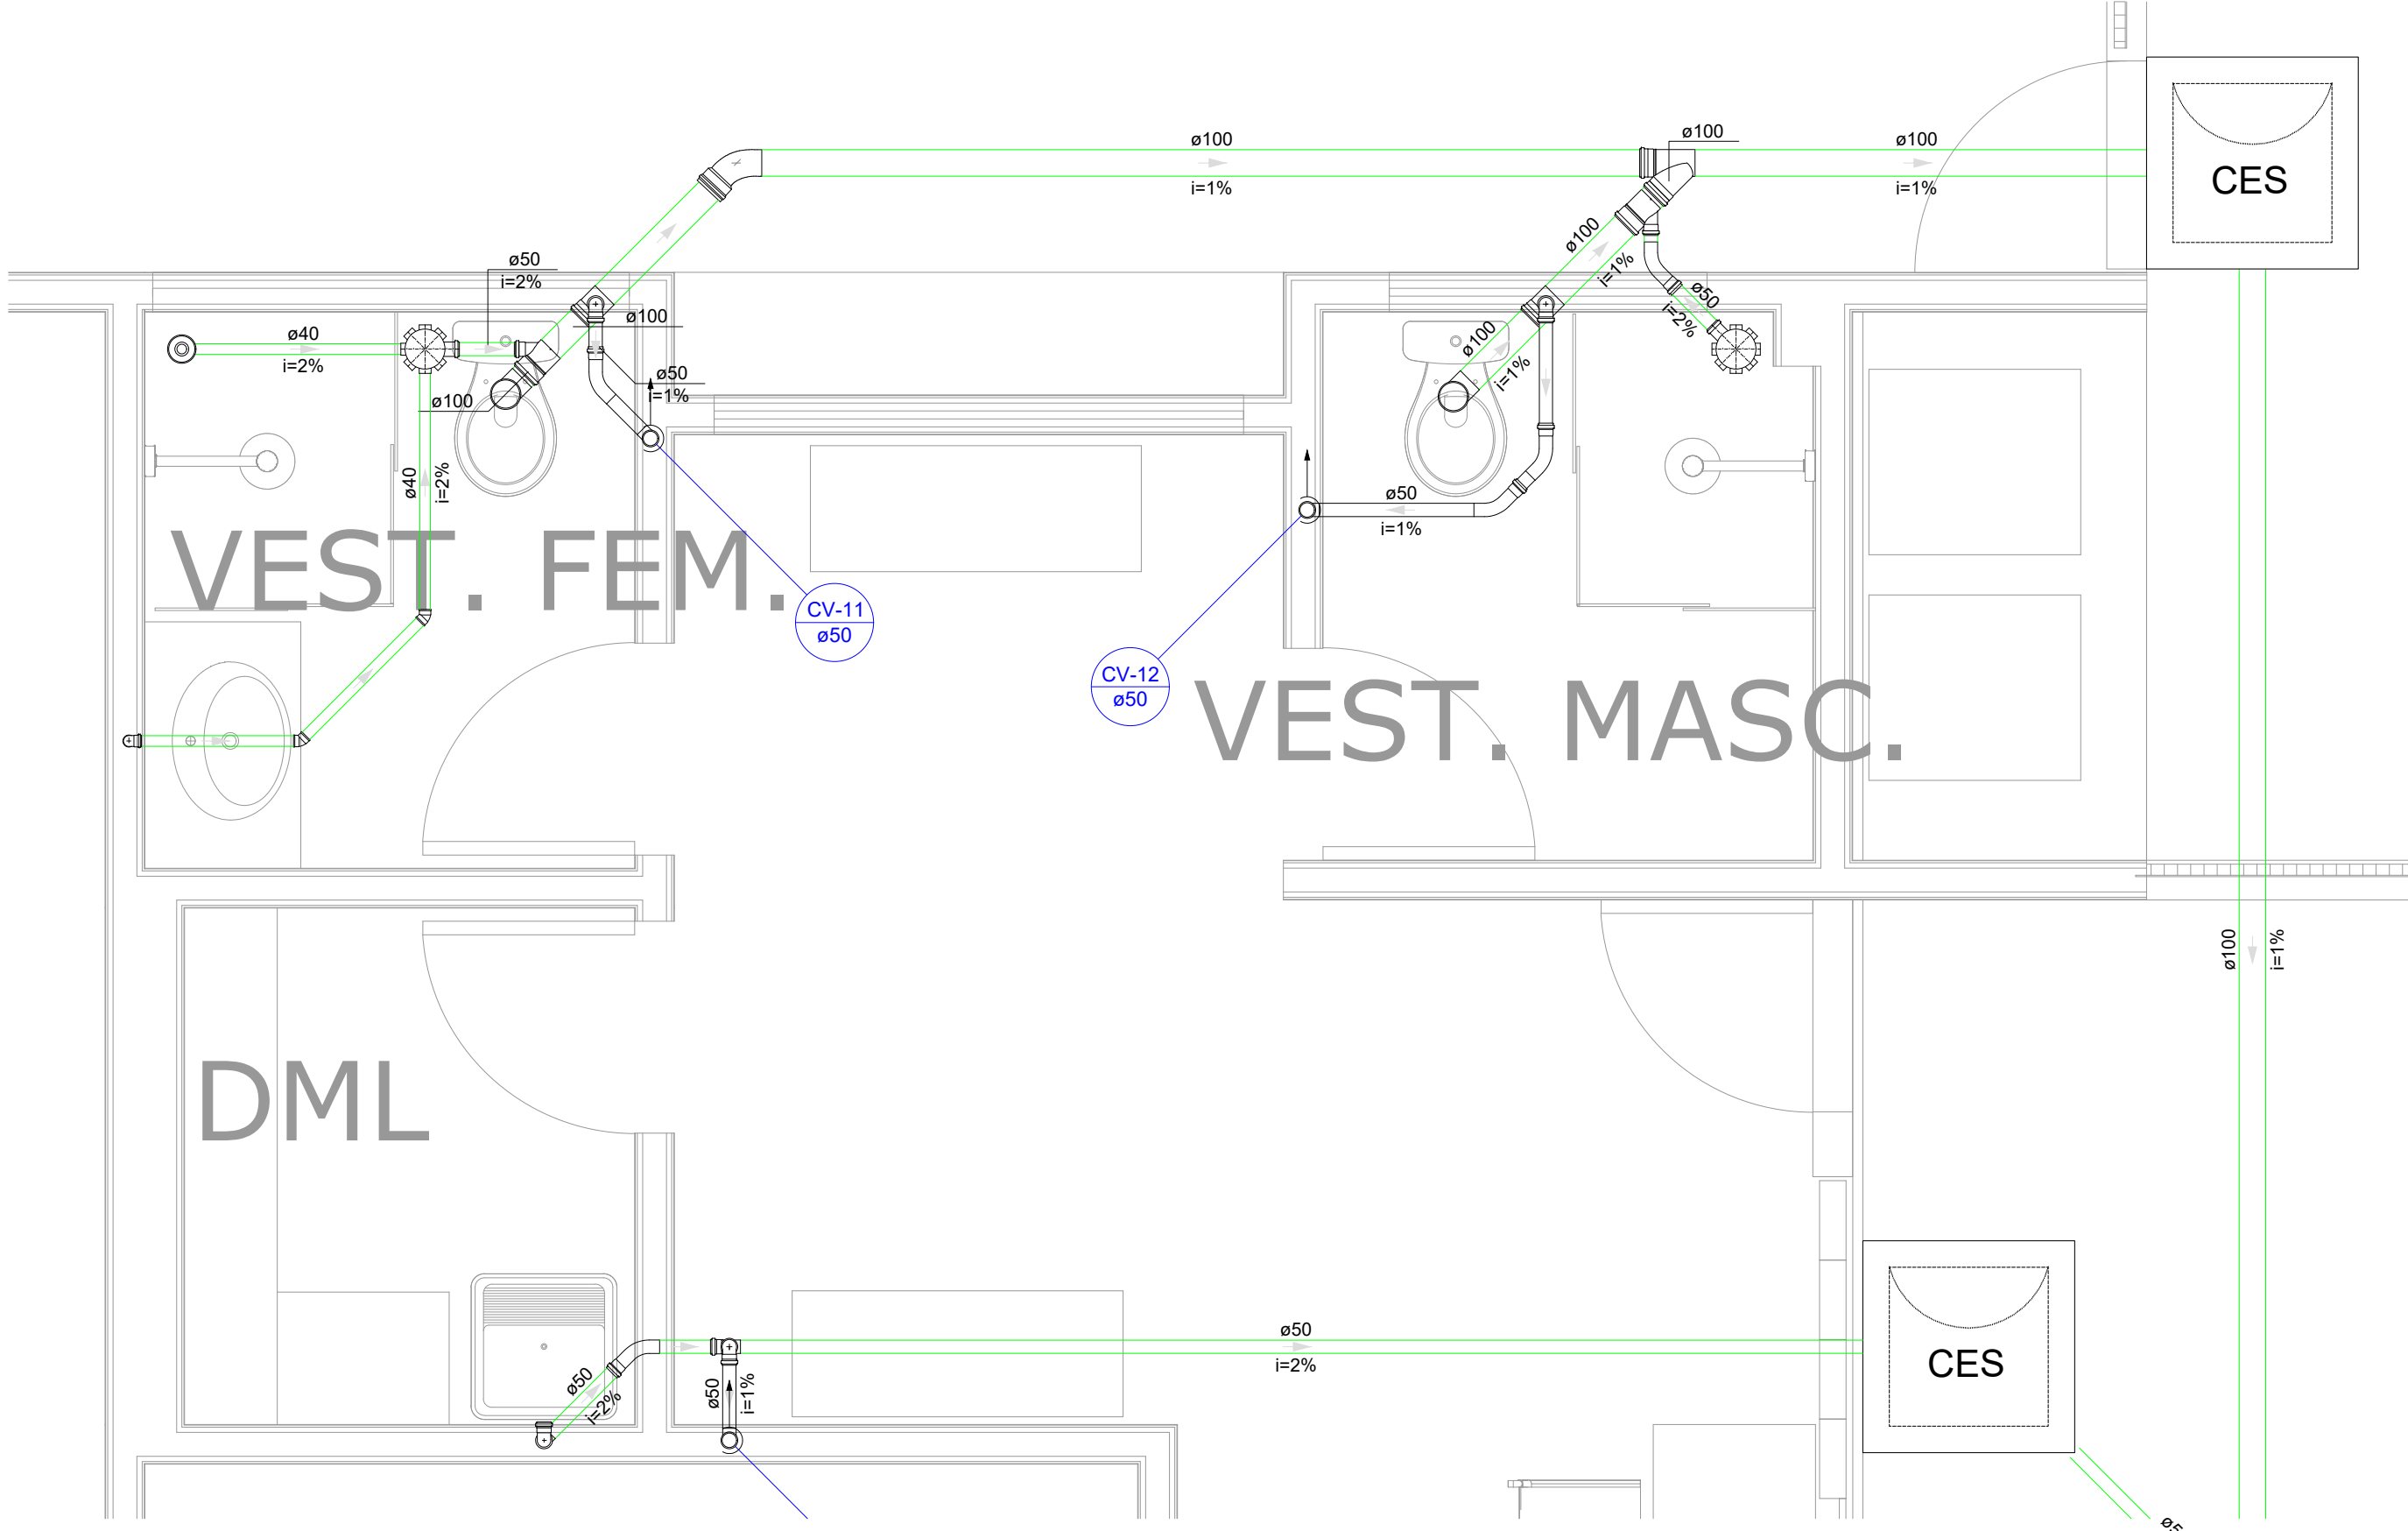

Detalhe S3
Escala 1:25

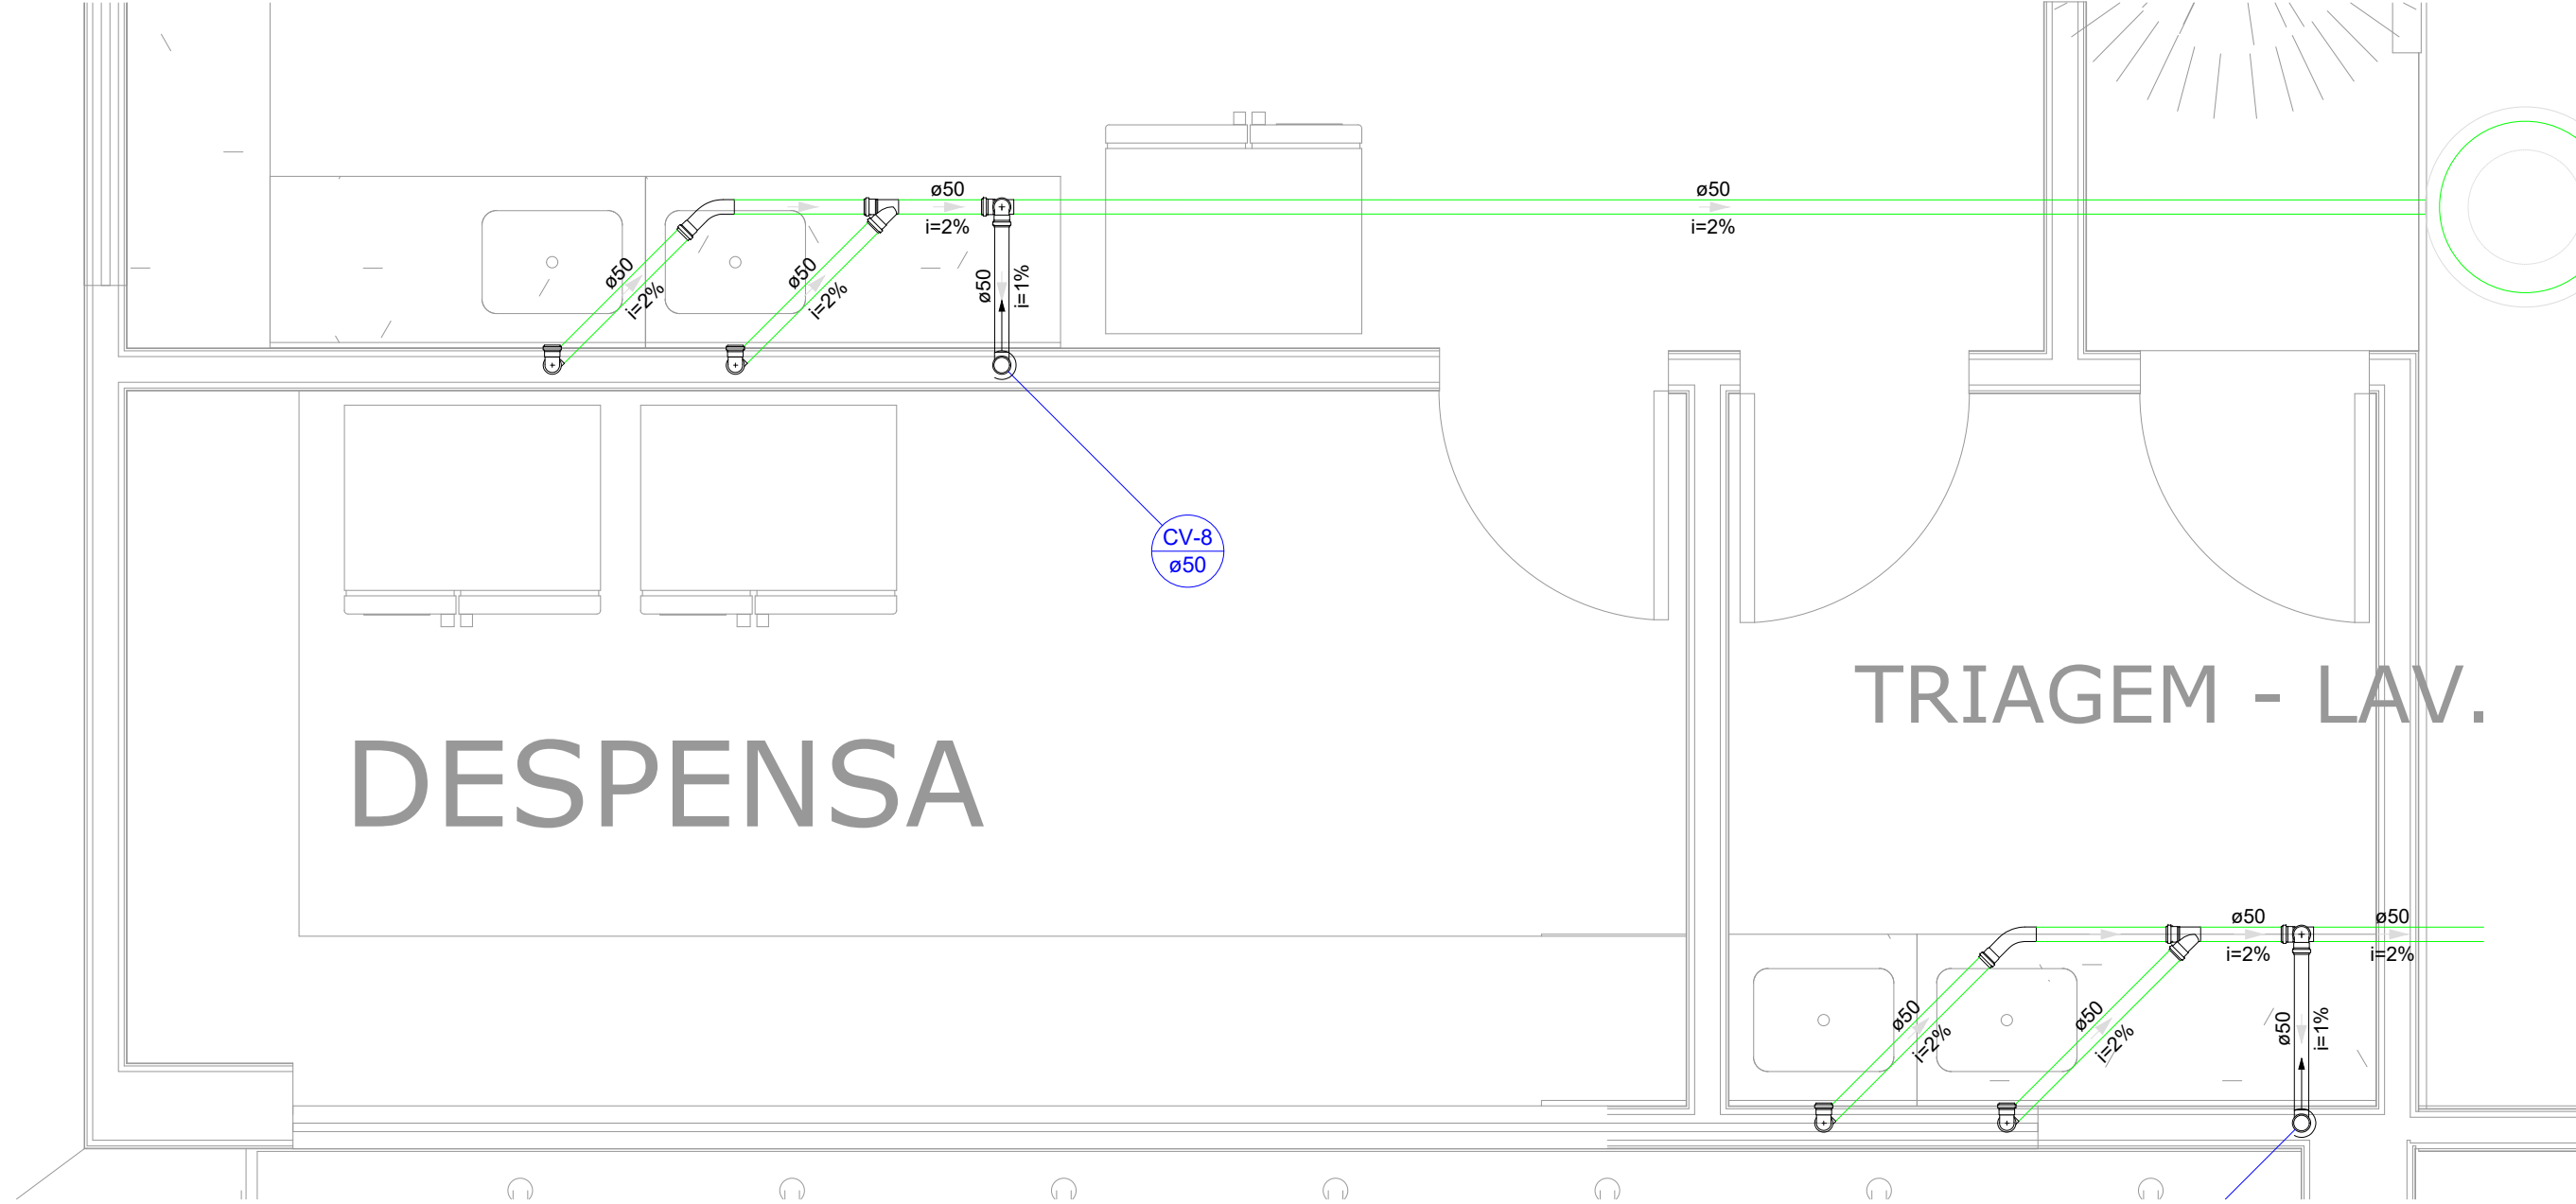

Detalhe S5
Escala 1:25

Legenda	
	Caixa Sifonada
	Caixas de Areia
	Caixas Inspeção Esgoto Sifonada
	Caixas de Gordura
	Chuveiro Coletivo
	Curva 45 Longa para Esgoto Sanitário- sobre
	Curva 45° curta Amanco
	Curva 90 curta
	Joelho 45
	Junção simples
	Lavatório de Uso Geral
	Mictório de Caixa de Descarga- DN 50mm
	Pia de Cozinha Industrial - Preparação com Sifão
	Ramais de Ventilação
	Tanque de Lavar Roupas DN 50mm
	Terminal de ventilação
	Vaso Sanitário c/ J90°

APROVAÇÕES/OBSERVAÇÕES			
Nº	REVISÕES	DATA	APROVAÇÃO

PROJETO:	
OBJETO: ESCOLA PADRÃO - MUNICÍPIO DE ARAPIRACA/AL.	
ENDEREÇO:	
PROJETO HIDROSSANITÁRIO	
CONTEÚDO: Detalhes.	FOLHA: 04 05
AUTOR DO PROJETO:	ÁREAS: TERRENO: 00,00 m² COBERTA: 00,00 m² CONSTRUIDA: 2.950,54 m² TAXA DE OCUPAÇÃO: 00,00 m²
COLABORAÇÃO:	DISCIPLINA: ESGOTO
ESCALA: 1:100	CÓDIGO: DATA: março 22