

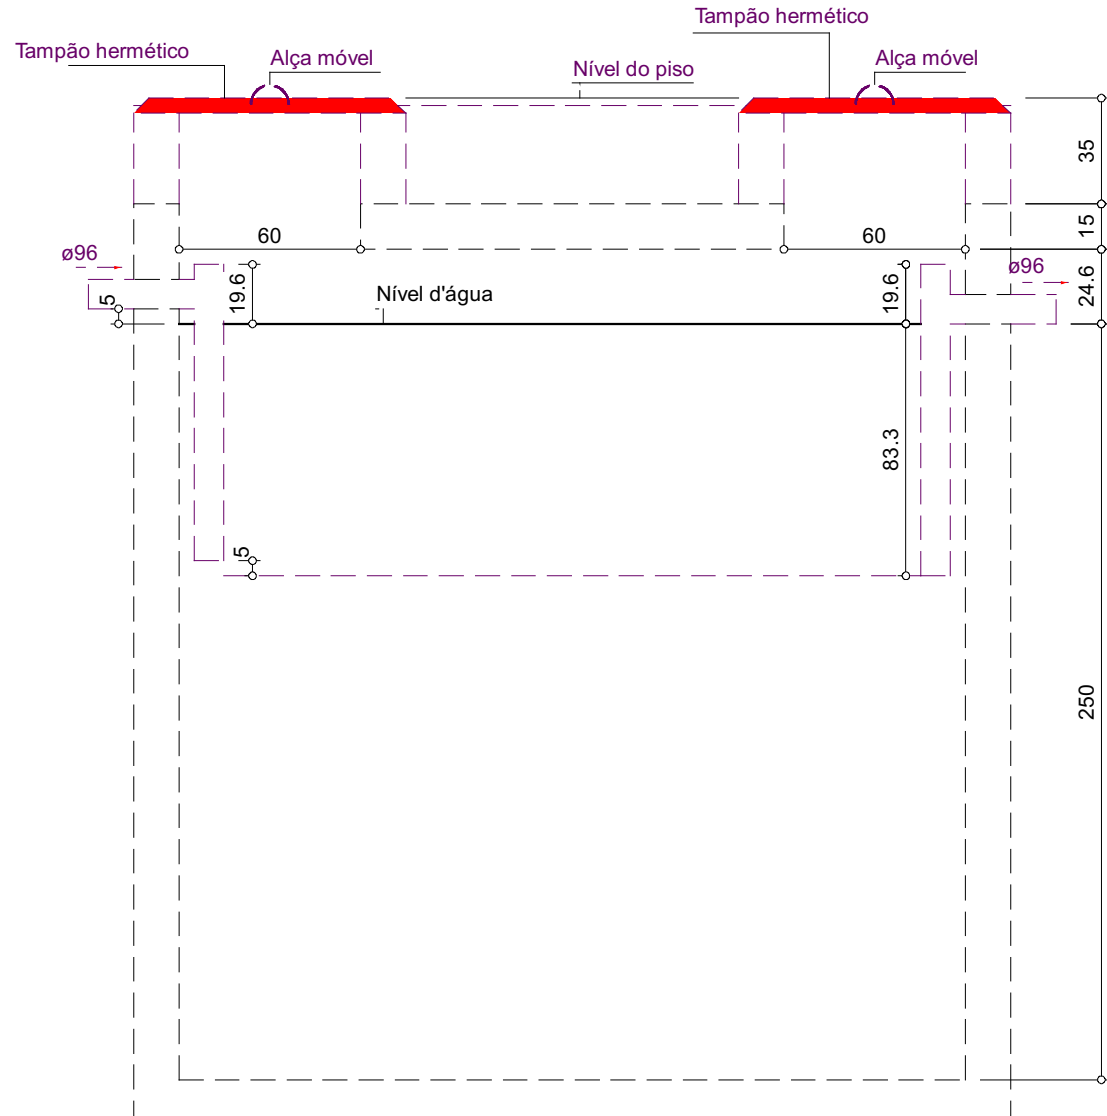



Detalhe SAN-1
Escala 1:25

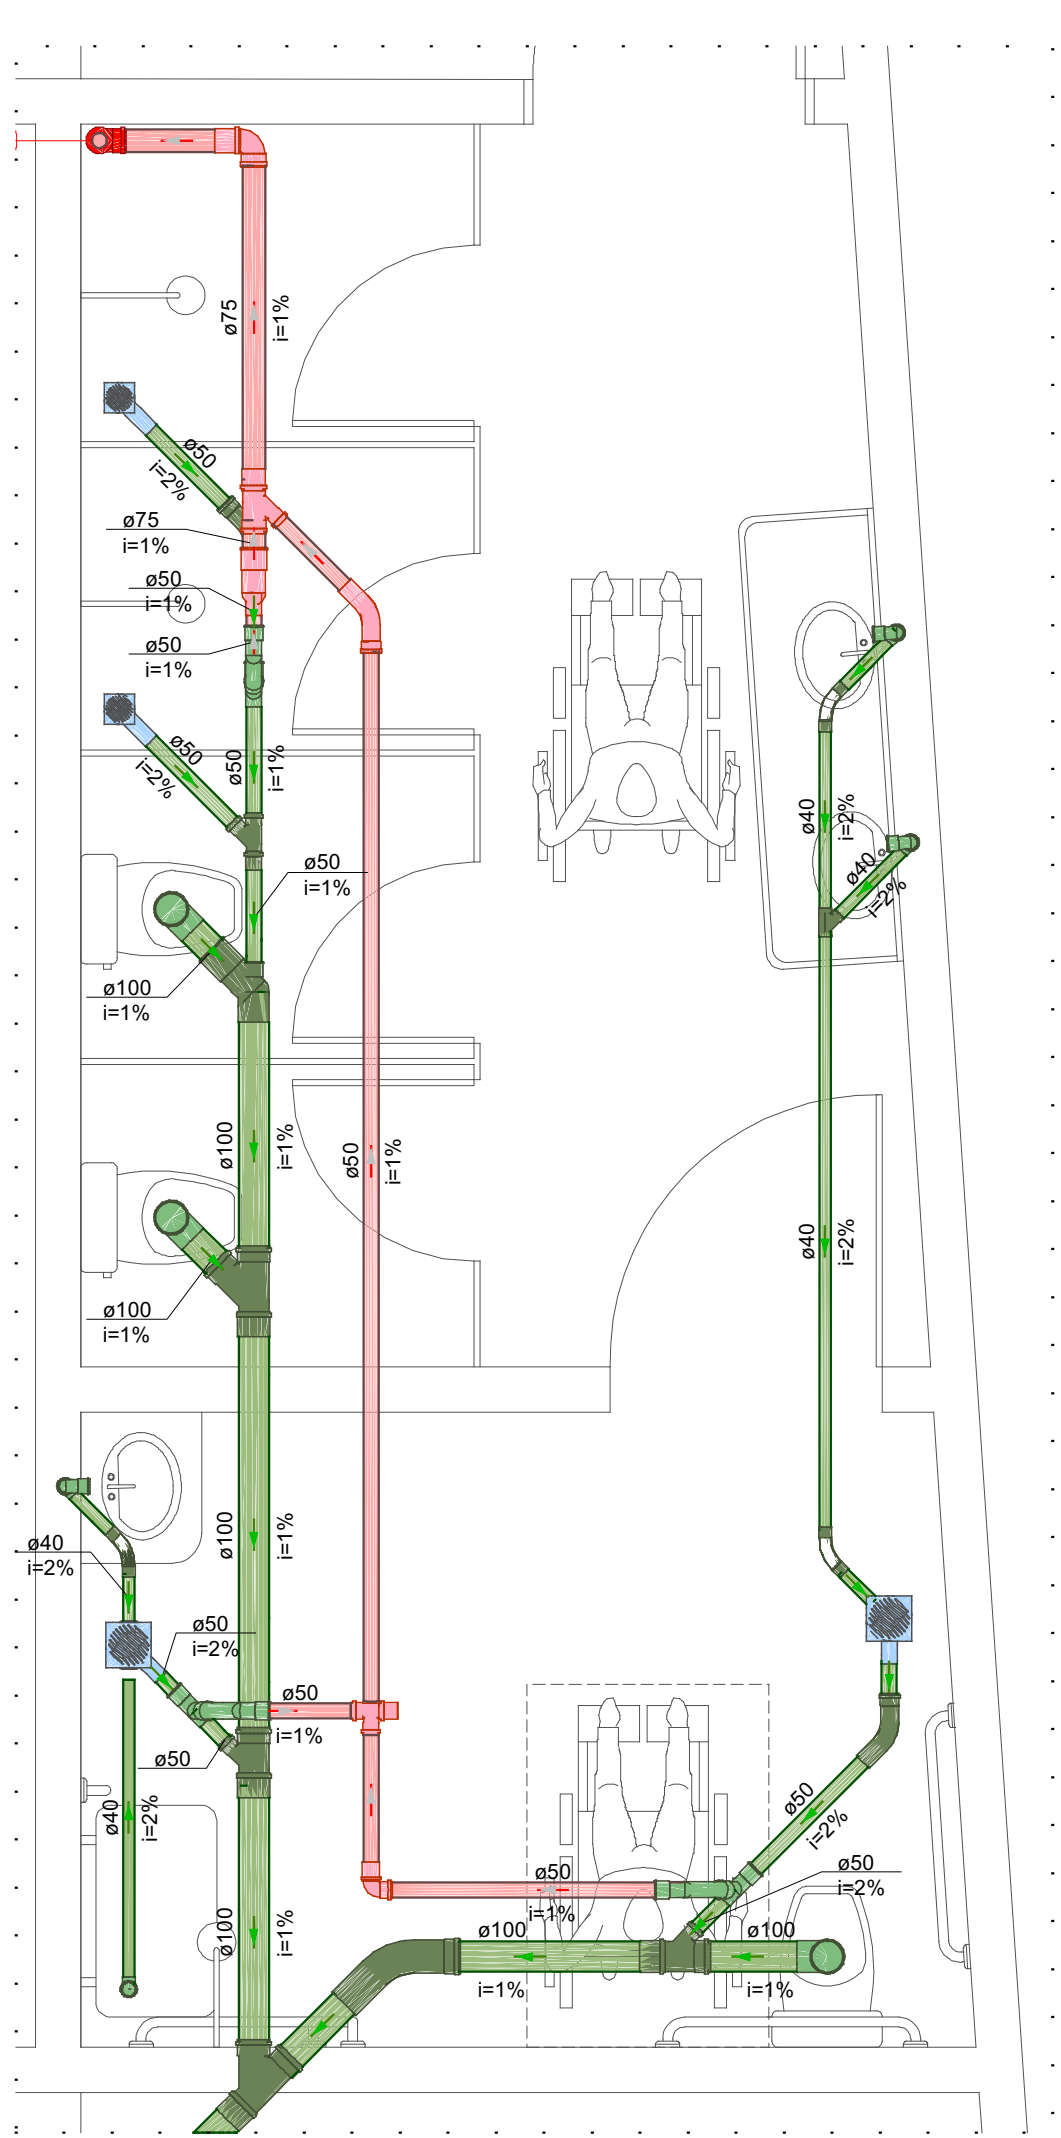


Tanque séptico - Fundação
Corte 1 - ESC. 1:25

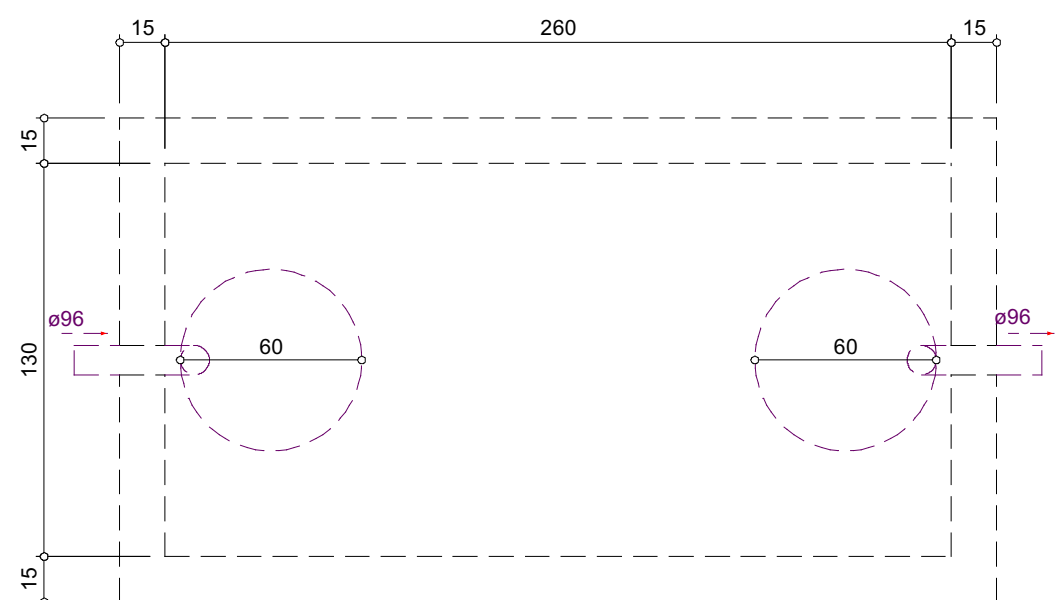


Tanque séptico - Fundação
Planta baixa - ESC. 1:25

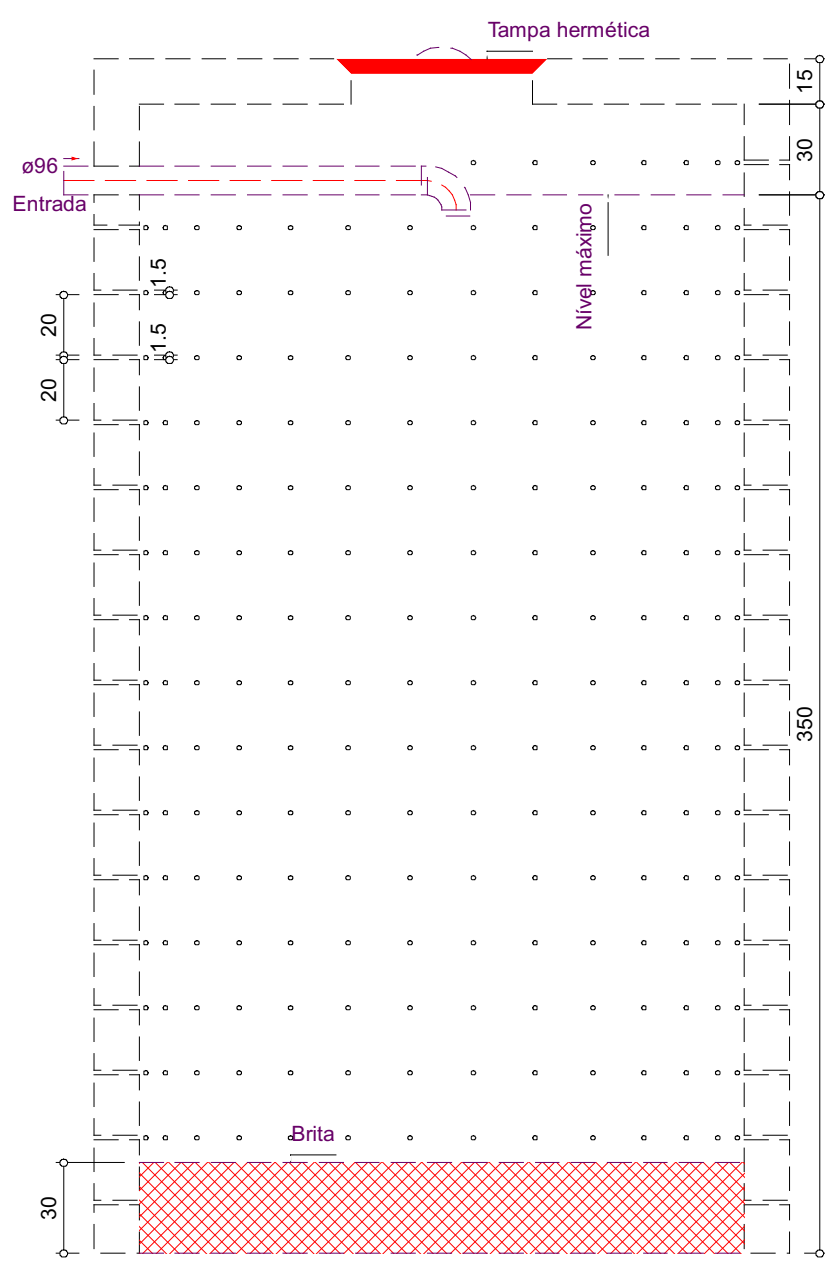


Sumidouro - Fundação
Corte 1 - ESC. 1:25

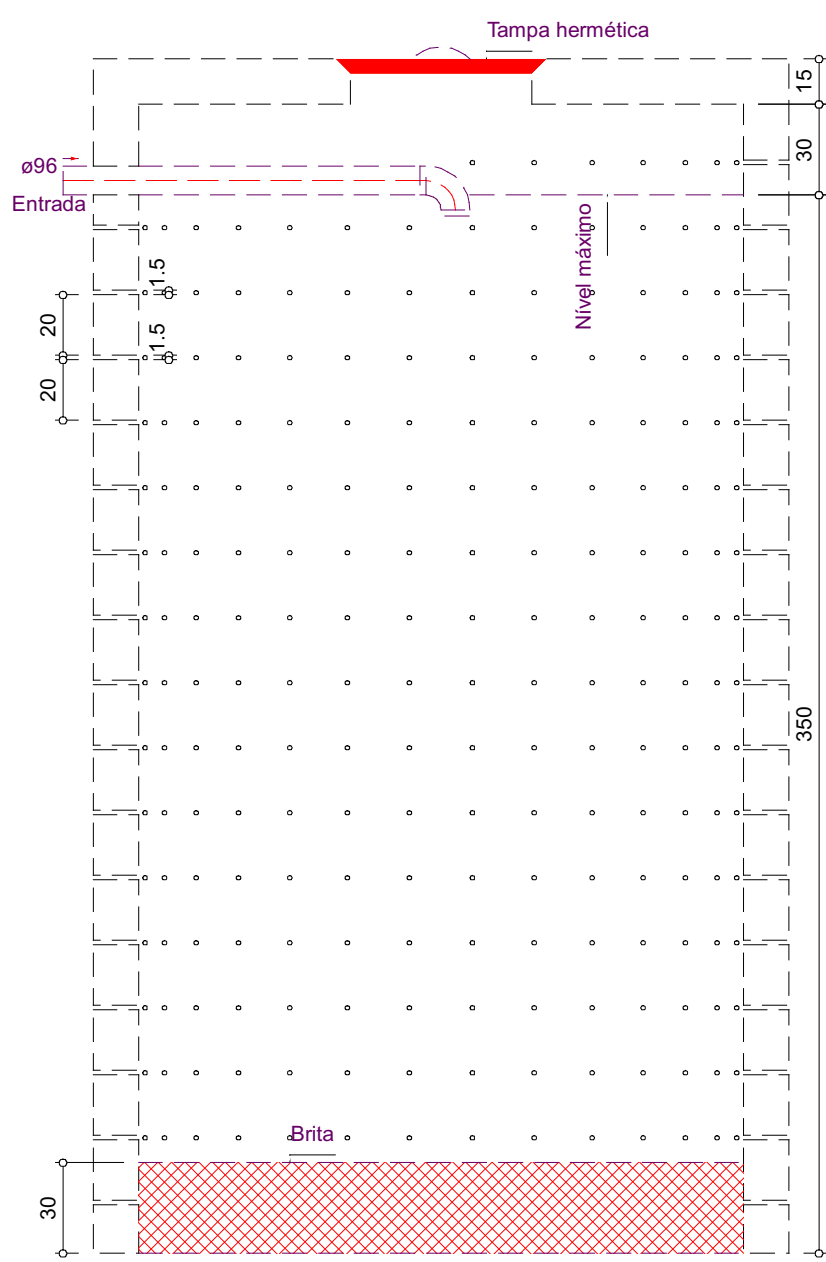

Sumidouro - Fundação
Corte 1 - ESC. 1:25

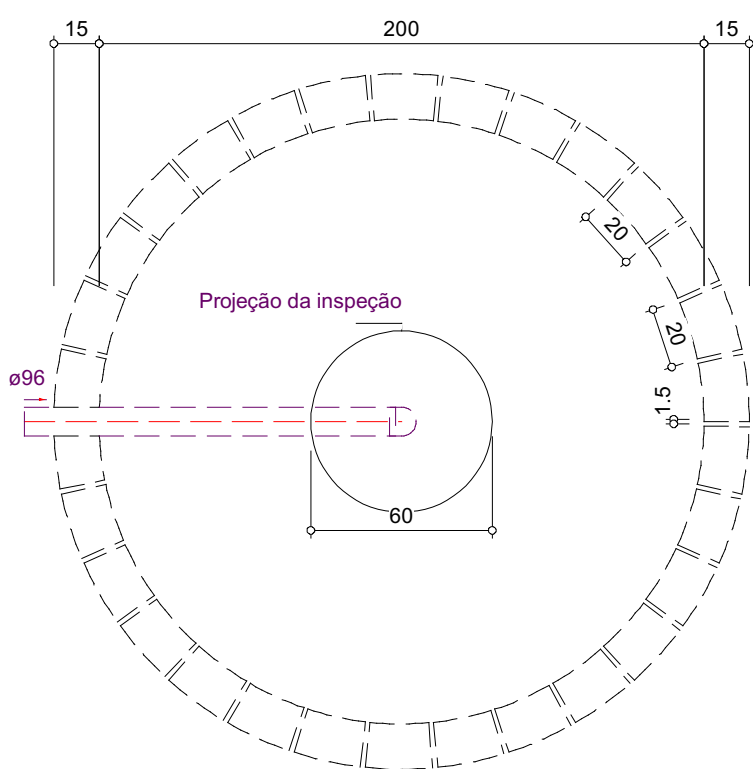

Sumidouro - Fundação
Planta baixa - ESC. 1:25

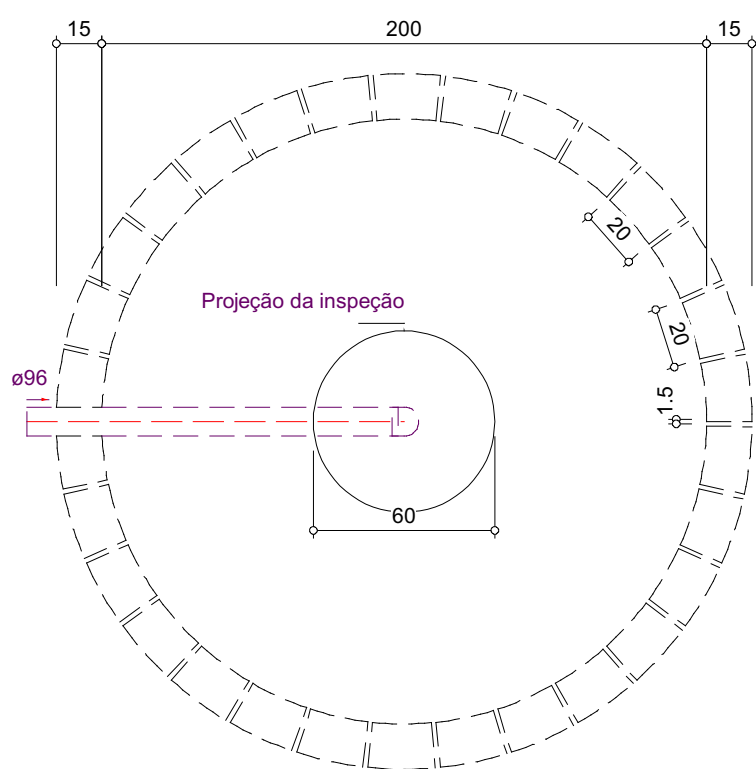

Sumidouro - Fundação
Planta baixa - ESC. 1:25

		PREFEITURA MUNICIPAL DE ARAPIRACA	
		Secretaria Municipal de Infraestrutura	
Projeto de Instalações Sanitárias			
Título/ Obra: Escola Lourenço de Almeida			
Localização: Povoado Bálsamo, Arapiraca - AL			
Proprietário/ Responsável: Prefeitura Municipal de Arapiraca - CNPJ: 12198693/ 0001-58 Autor do projeto			
Dados do Projeto:			
Assunto: Detalhes			
Atenção: Conferir as Medidas no Local			Prancha Nº:
Desenho: SEMINFRA	Data: 31/08/2023	Escala: Indicada	1 / 3