



Lista de materiais - Caixa d'Água	
Alimentação	
Metais	
Registro de gaveta c/ canopla cromada 3/4"	1 pç
PVC rígido soldável	
Adapt sold. c/ flange livre p/ cx. d'água 25 mm - 3/4"	1 pç
Adapt sold. curto c/bolsa-rosca p registro 25 mm - 3/4"	2 pç
Joelho 90° soldável 25 mm	3 pç
Tomeira de bóia 3/4"	1 pç
Tubos 25 mm	11.21 m
Água fria	
Metais	
Registro de gaveta bruto ABNT 1.1/2"	3 pç
3/4"	2 pç
Registro de gaveta c/ canopla cromada 3/4"	1 pç
PVC rígido soldável	
Adapt sold. c/ flange livre p/ cx. d'água 25 mm - 3/4"	4 pç
Adapt sold. curto c/bolsa-rosca p registro 25 mm - 3/4"	6 pç
50 mm - 1.1/2"	6 pç
Bucha de redução sold. longa 50 mm - 25 mm	2 pç
Joelho 90° soldável 25 mm	8 pç
50 mm	7 pç
Luva soldável 50 mm	2 pç
Tubos 25 mm	15.27 m
50 mm	38.05 m
Tê 90 soldável 25 mm	1 pç
50 mm	4 pç
Tê de redução 90 soldável 50 mm - 25 mm	6 pç
Reservatório cilíndrico Polietileno 1000 L	2 pç

Legenda de condutos - Caixa d'Água	
Água fria	
Alimentação	

Legenda - Caixa d'Água	
☒-Registro bruto gaveta ABNT c/PVC soldável	
☒-Registro de gaveta c/canopla cromada c/PVC soldável	

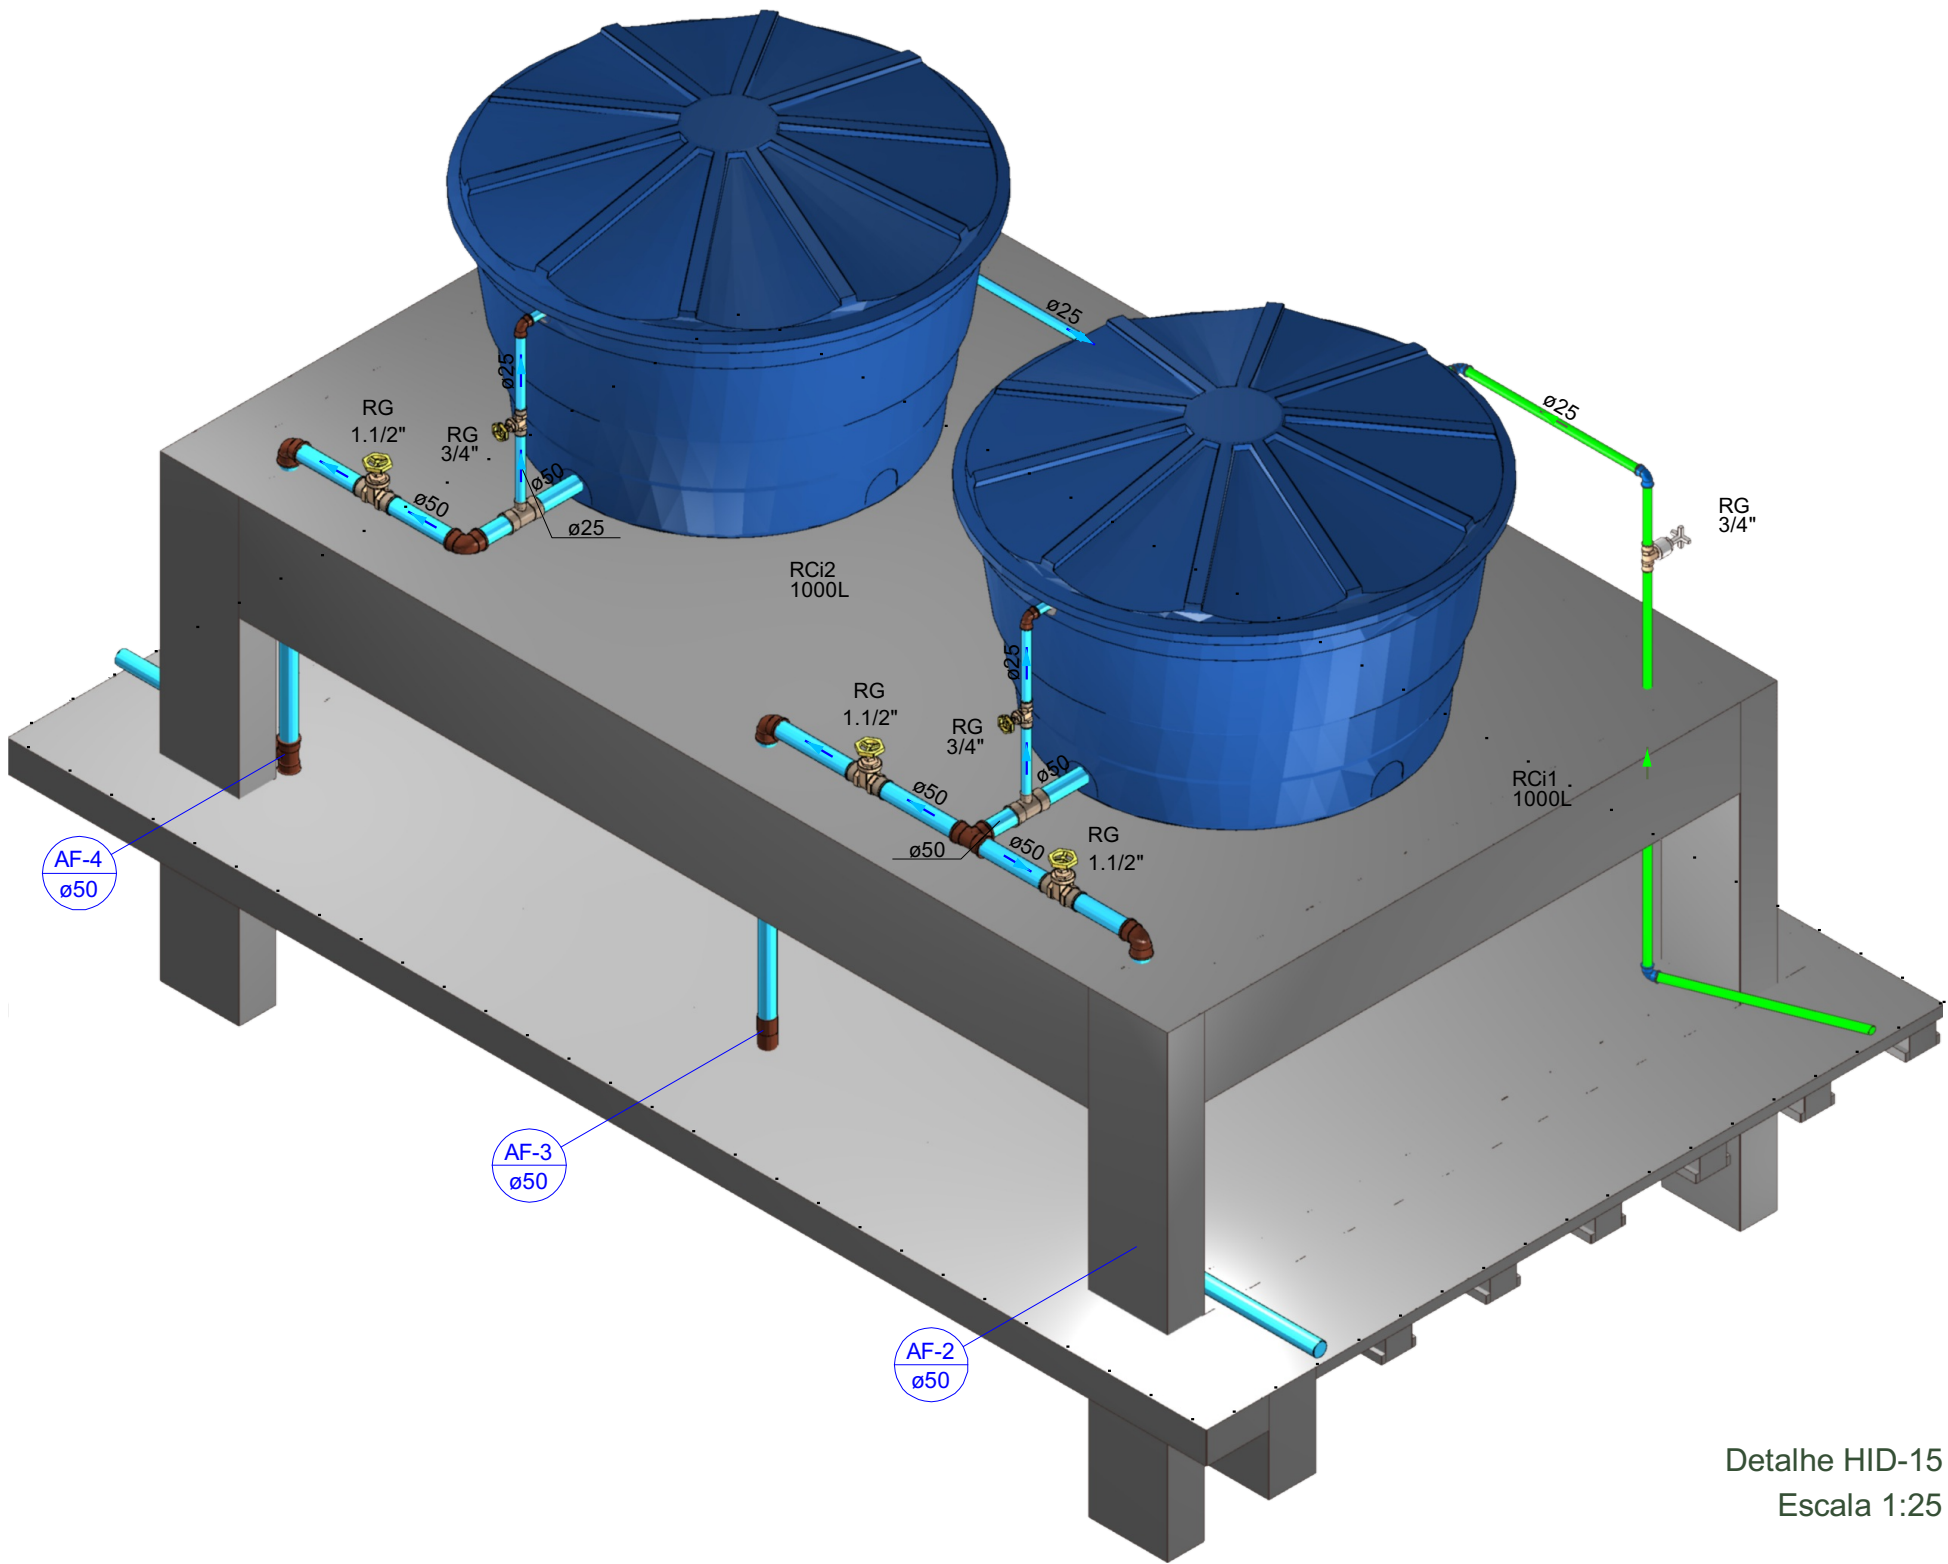

Detalhe HID-15  
Escala 1:25

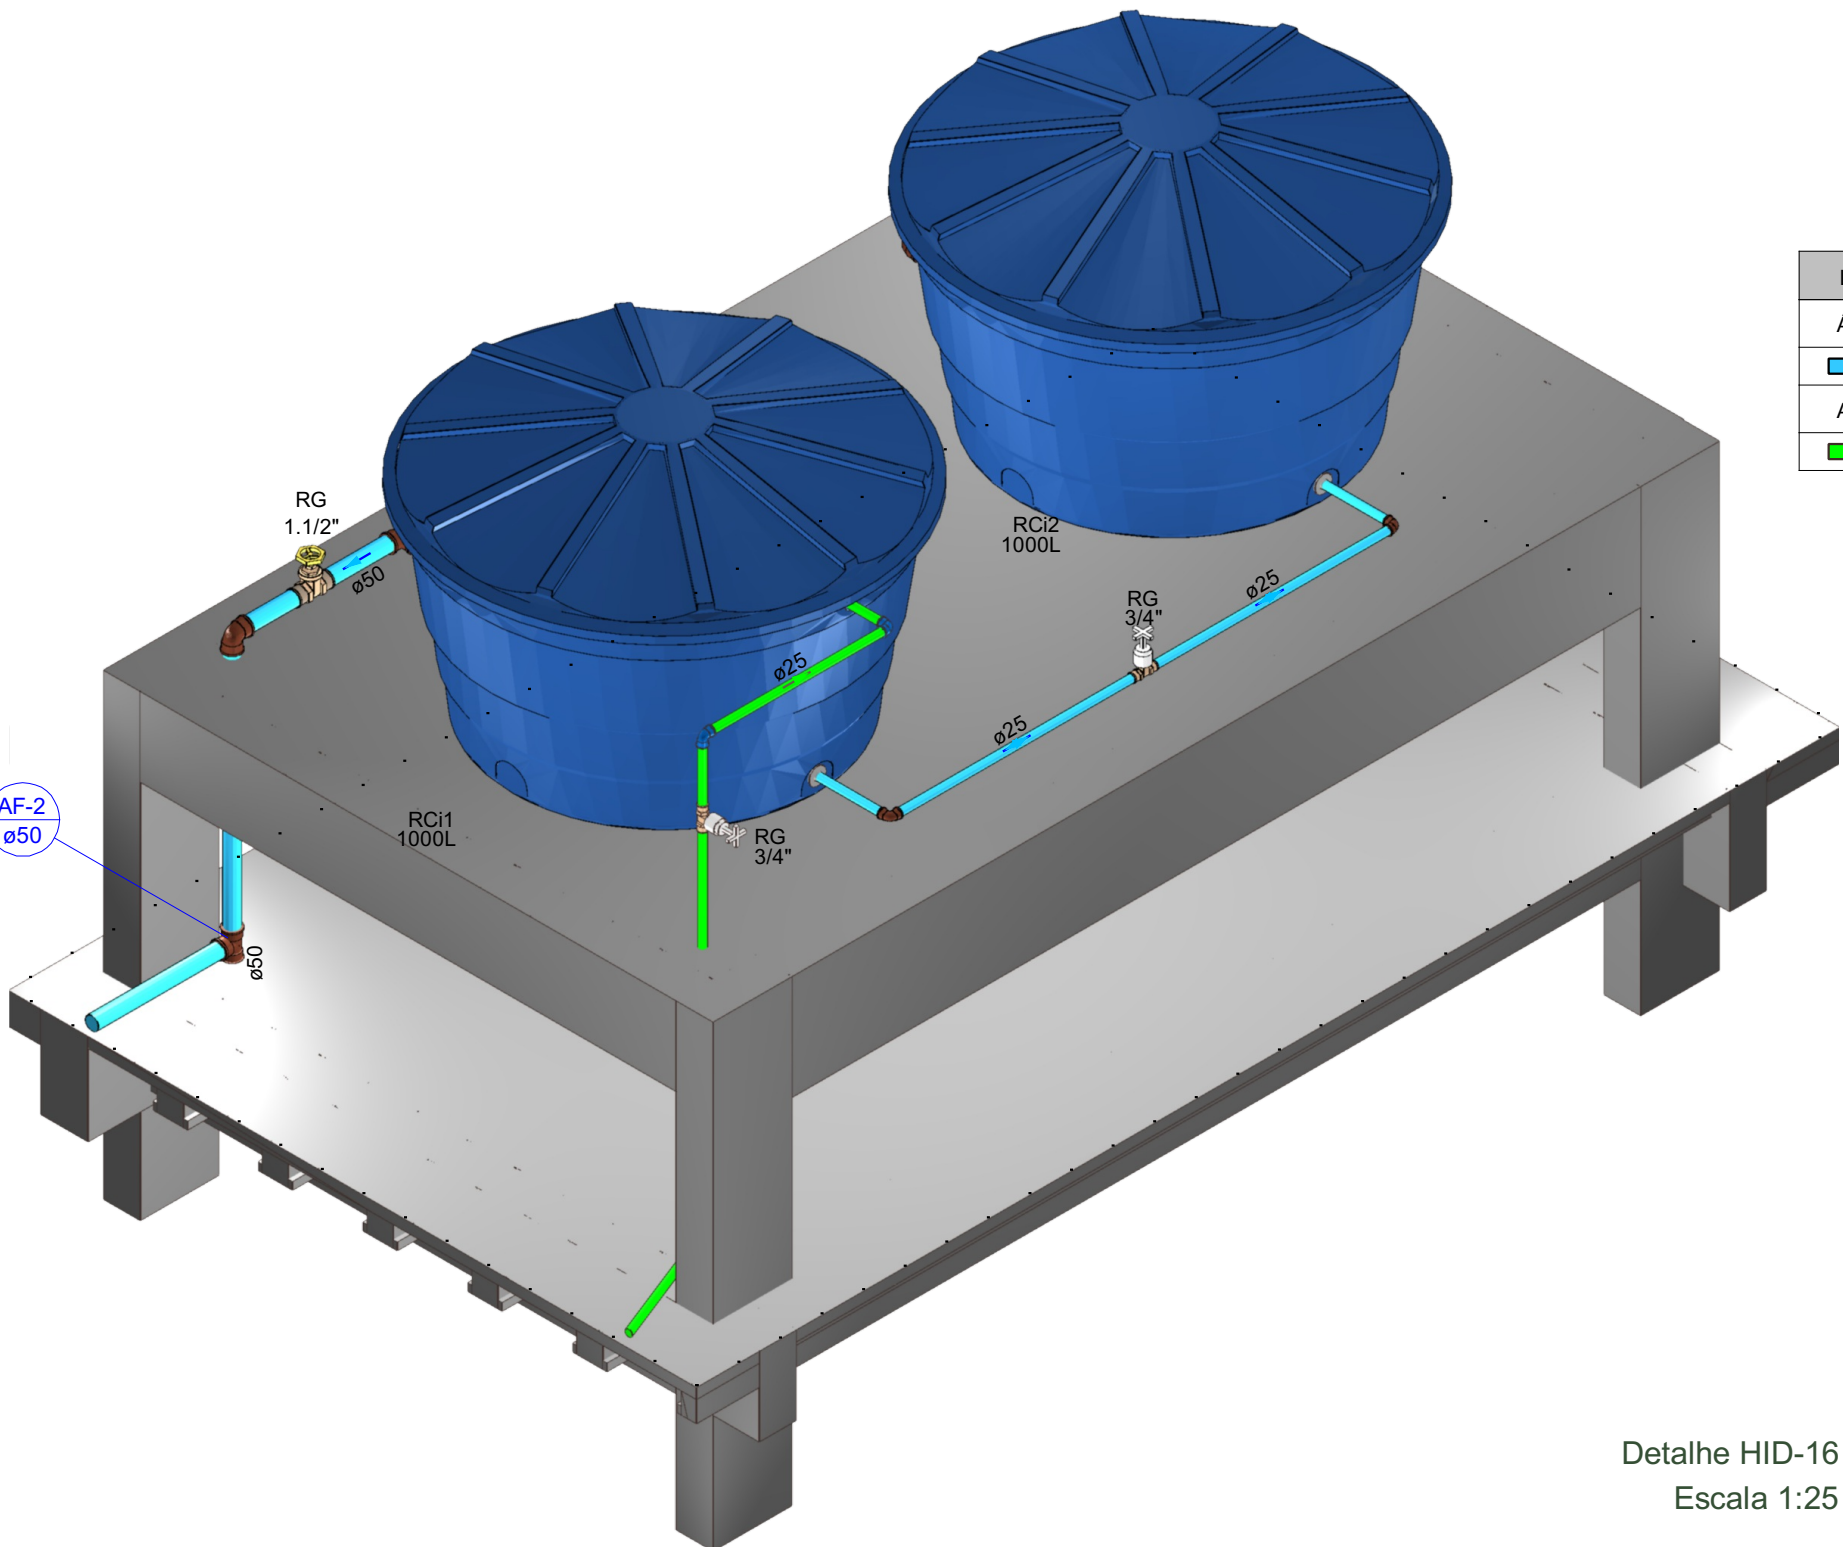

Detalhe HID-16  
Escala 1:25



**PREFEITURA MUNICIPAL DE ARAPIRACA**  
Secretaria Municipal de Infraestrutura

**Projeto de Instalações Hidráulicas**

Título/ Obra: Centro de Referência a Assistências Social - CRAS

Localização: Corredor Verde Dom Constantino Leurs, Arapiraca - Al

Proprietário/ Responsável:  

Prefeitura Municipal de Arapiraca - CNPJ: 12198693/ 0001-58

Valmir Rodrigues de Albuquerque Filho  
CREA/AL - 0215091841

Dados do Projeto:

ÁREA DO TERRENO: 1.168,00m²  
ÁREA CONSTRUÍDA: 211,00 m²  
ÁREA DE COBERTA: 230,00m²

Assunto: Caixa d'Água - Isométricos e Planta Baixa

Atenção: Conferir as Medidas no Local

Desenho: SEMINFRA  
Data: 24/04/2024  
Escala: Indicada

Prancha Nº:  
**3 / 3**