


Lista de materiais - Inferior - Parte 1		Lista de materiais - Inferior - Parte 2	
Esgoto		Argamassa	0.31 m³
Caixas de Passagem		Brita	
Caixa de areia pluvial sem grelha		nº3	0.43 m³
CA- 60x60cm	2 pç	Concreto	
PVC Acessórios		Concreto	1.8 m³
Caixa sifonada		Tampa	
150x150x50	6 pç	Hermética	2 pç
Ralo sifonado alt. reg. saída 40		Tijolo	
100 mm - 40 mm	1 pç	Furado	153 pç
Sifão de copo p/ pia e lavatório		Esgoto (Gordura)	
1" - 1.1/2"	5 pç	Caixas de Passagem	
Sifão flexível c/ Adaptador		Caixa de areia pluvial PVC	
1.1/2" - 1.1/2"	1 pç	CA-PVC - 30 cm	1 pç
Válvula p/ lavatório e tanque		PVC Acessórios	
1"	5 pç	Sifão de copo p/ pia e lavatório	
Válvula p/ tanque		1" - 2"	1 pç
1.1/2"	1 pç	Válvula p/ pia	
PVC Esgoto		1"	1 pç
Anel de borracha		PVC Esgoto	
100mm - 4"	25 pç	Anel de borracha	
50mm - 2"	50 pç	50mm - 2"	2 pç
Curva 45 longa		Joelho 90	
100 mm	5 pç	50 mm	2 pç
Curva 45 longa Amanco		50 mm	
40 mm	9 pç	Luva simples	
Curva 90 curta		50 mm	2 pç
100 mm	5 pç	Tubo rígido c/ ponta lisa	
40 mm	7 pç	50 mm - 2"	1.1 m
Joelho 45		Pluvial	
50 mm	5 pç	Caixas de Passagem	
Joelho 90		Caixa de areia pluvial sem grelha	
100 mm	2 pç	CA- 80x80 cm	1 pç
50 mm	12 pç	PVC Esgoto	
Joelho 90 c/anel p/ esgoto secundário		Anel de borracha	
40 mm - 1.1/2"	6 pç	100mm - 4"	3 pç
Junção simples		150mm - 6"	1 pç
100 mm - 50 mm	6 pç	Curva 45 longa	
100 mm - 100 mm	2 pç	Joelho 90	1 pç
50 mm - 50 mm	1 pç	Joelho 90	
Luva		100 mm	1 pç
40 mm	6 pç	150 mm	1 pç
Luva simples		Redução excêntrica	
100 mm	22 pç	150 mm - 100 mm	1 pç
50 mm	16 pç	Tubo rígido c/ ponta lisa	
Redução excêntrica		100 mm - 4"	18.46 m
100 mm - 50 mm	1 pç	150 mm - 6"	5.87 m
Tubo rígido c/ ponta lisa		Ventilação	
100 mm - 4"	36.95 m	PVC Esgoto	
40 mm	13.33 m	Anel de borracha	
50 mm - 2"	12.16 m	50mm - 2"	9 pç
Tê sanitário		Joelho 90	
50 mm - 50 mm	9 pç	50 mm	7 pç
Vedação p/ saída de vaso sanitário		Tubo rígido c/ ponta lisa	
100 mm	5 pç	50 mm - 2"	14.99 m
Unidades de tratamento		Tê sanitário	
Alça		50 mm - 50 mm	1 pç
Ferro	2 pç		


Legenda de condutos - Inferior	
Esgoto	
Esgoto (Gordura)	
Pluvial	
Ventilação	

Nota: Altura do ponto de esgoto das pias e lavatórios= 60cm

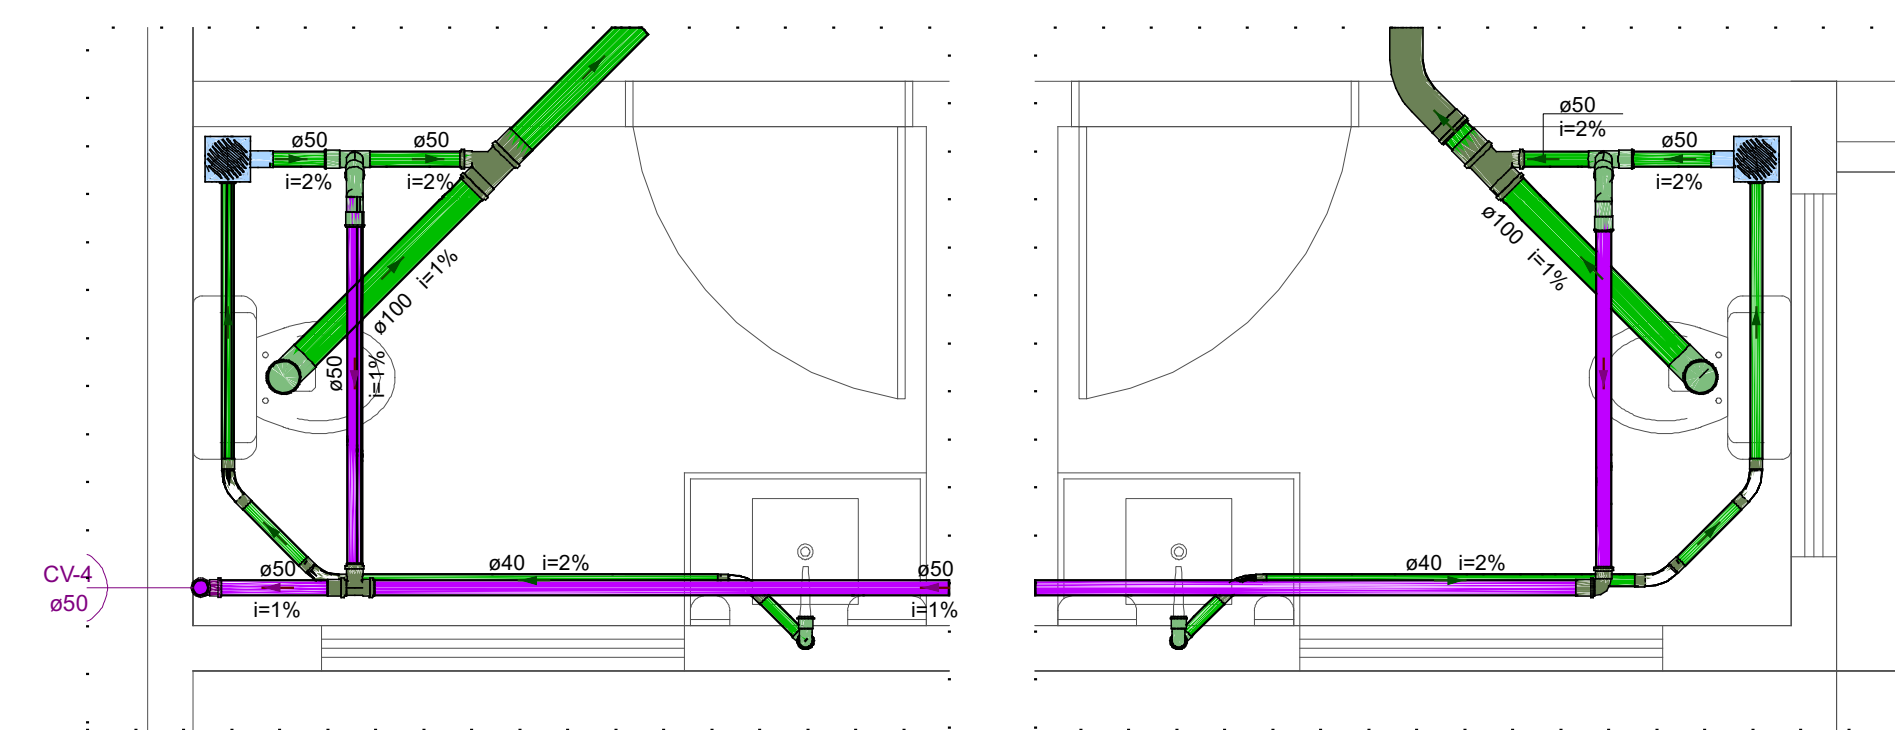


Detalhe SAN-6
Escala 1:25


Detalhe SAN-7
Escala 1:25

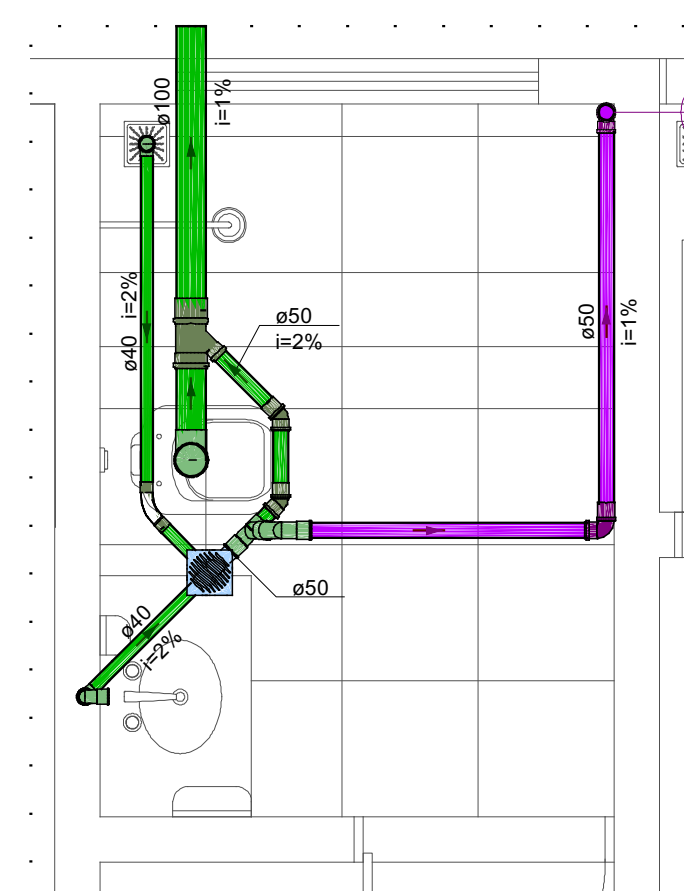


Detalhe SAN-3
Escala 1:25

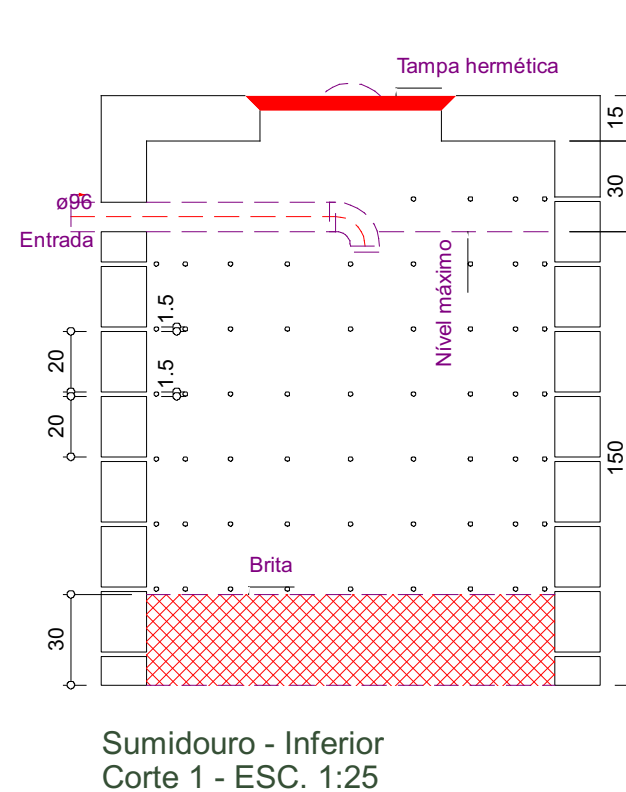

Sumidouro - Inferior
Corte 1 - ESC. 1:25

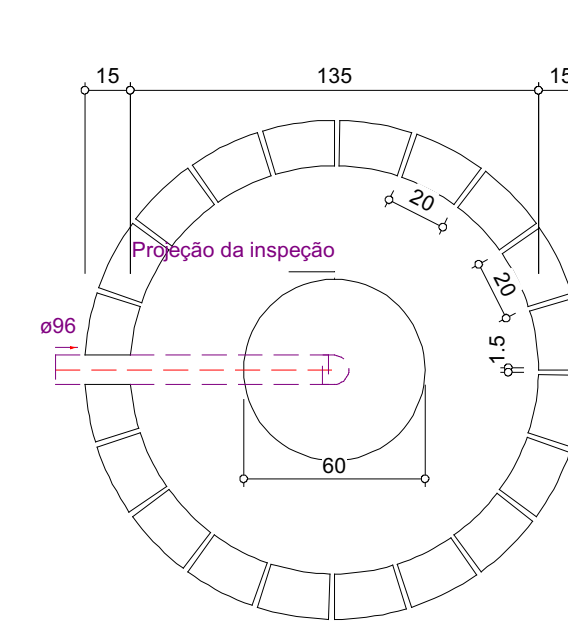


Sumidouro - Inferior
Planta baixa - ESC. 1:25

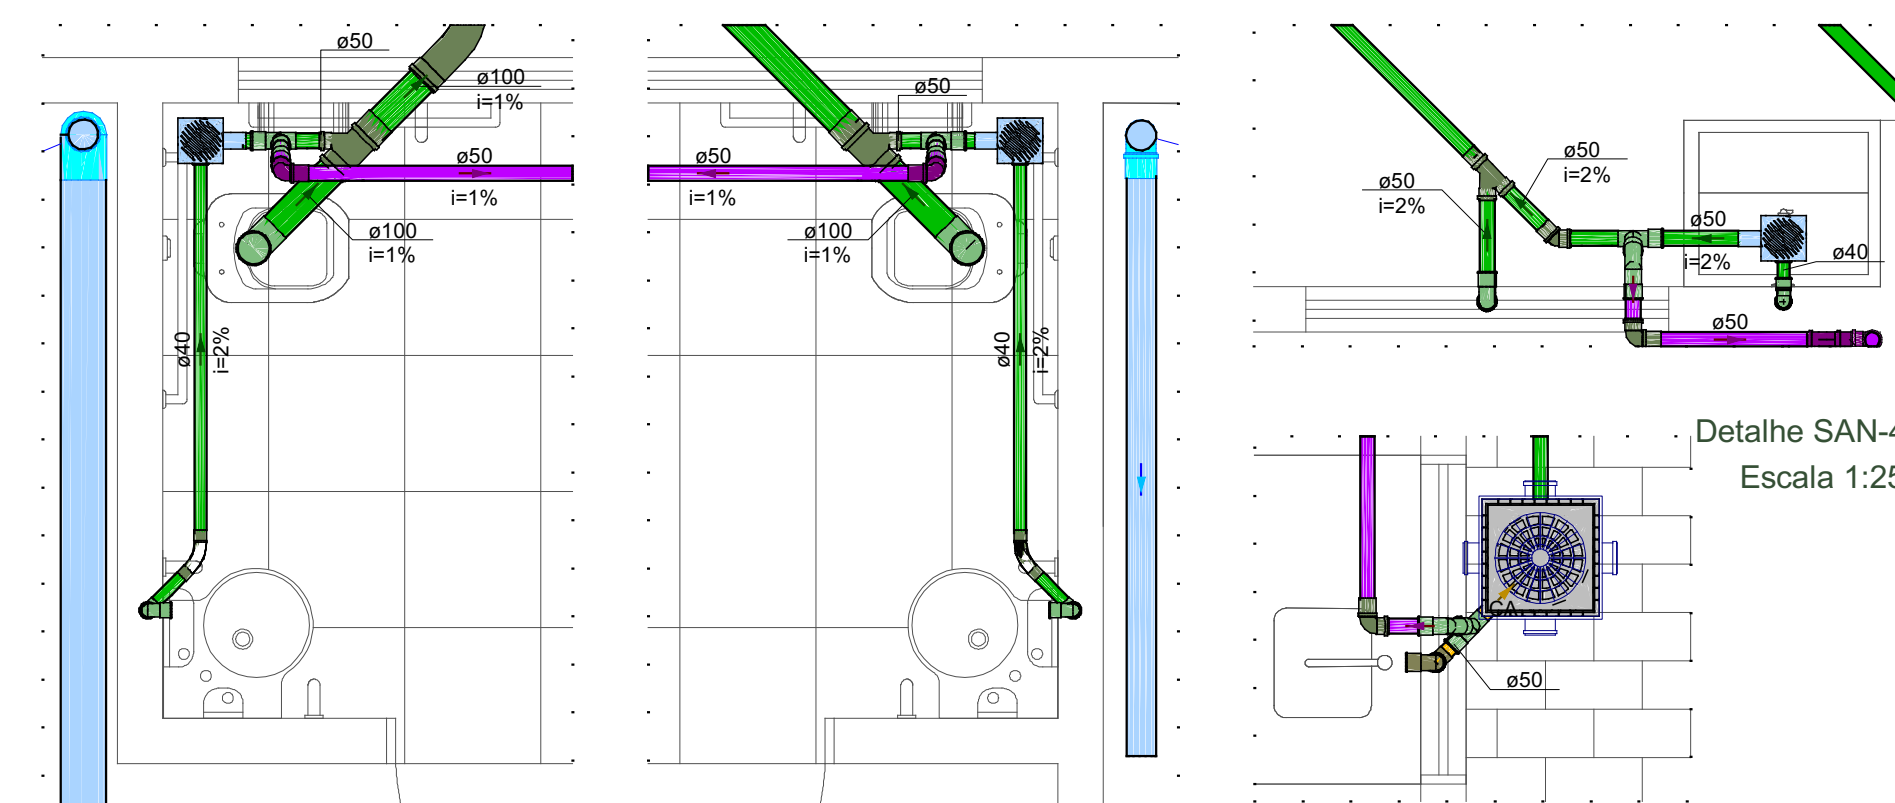


Detalhe SAN-1
Escala 1:25

Detalhe SAN-2
Escala 1:25

Detalhe SAN-5
Escala 1:25

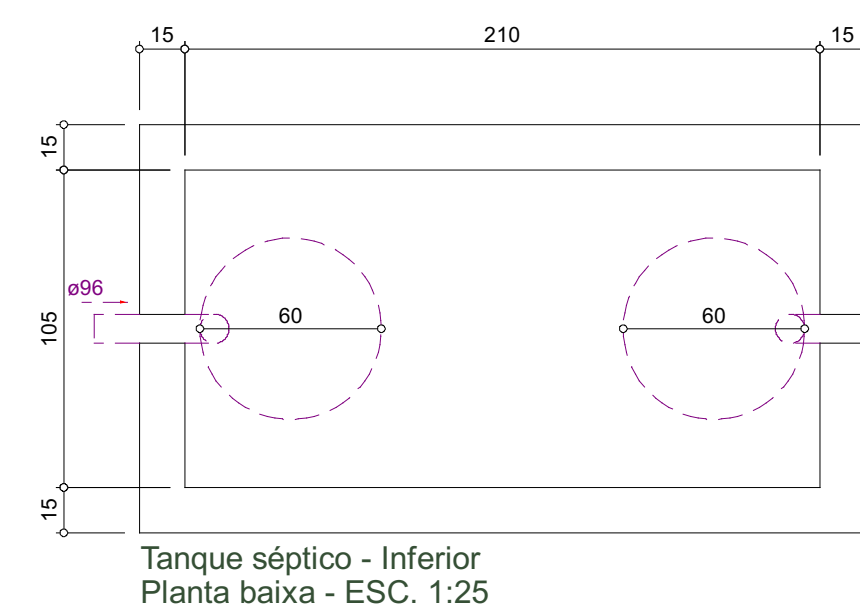

Tanque séptico - Inferior
Planta baixa - ESC. 1:25

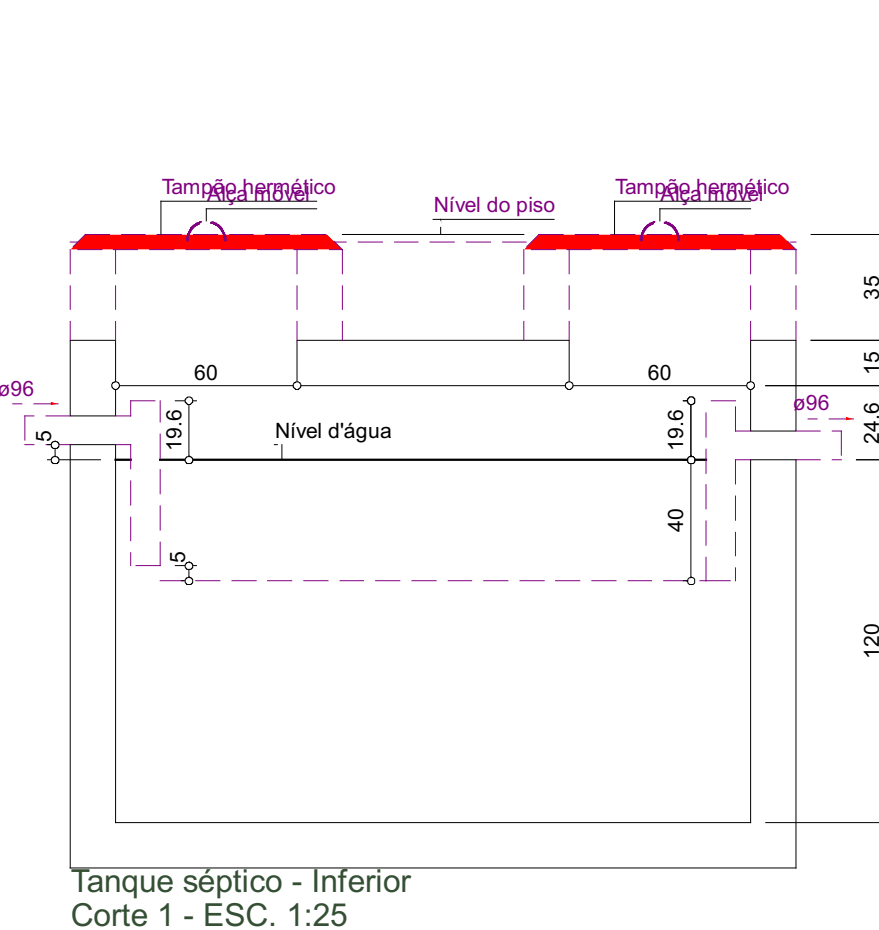

Tanque séptico - Inferior
Corte 1 - ESC. 1:25

Legenda - Inferior	
Caixa Sifonada	
Caixa de areia pluvial simples	
Caixa de areia pluvial PVC	
Chuveiro Residencial	
Curva 45 Longa para Esgoto Sanitário	
Curva 45 longa Amanco	
Joelho 45	
Joelho 90 - coluna	
Joelho 90 - coluna bolsa	
Joelho 90 - coluna sobre	
Junção simples	
Junção simples c/ redução	
Lavatório Residencial com sifão	
Máquina de Lavar Roupas DN 50mm	
Pia de Cozinha Residencial com Sifão 50mm	
Ramais de Ventilação	
Tanque de Lavar Roupas DN 40mm	
Tê sanitário	
Vaso Sanitário c/ curva 90º	



PREFEITURA MUNICIPAL DE ARAPIRACA

Secretaria Municipal de Infraestrutura

Projeto de Instalações Sanitárias

Título/ Obra: Centro de Referência a Assistências Social - CRAS

Localização: Corredor Verde Dom Constantino Leurs, Arapiraca - AL

Proprietário/ Responsável:

Prefeitura Municipal de Arapiraca - CNPJ: 12198693/ 0001-58

Valmir Rodrigues de Albuquerque Filho
CREA/AL - 0215091841

Dados do Projeto:
ÁREA DO TERRENO: 1.168,00m²
ÁREA CONSTRUÍDA: 211,00 m²
ÁREA DE COBERTA: 230,00m²

Assunto: Planta Baixa e Detalhes - Inferior

Atenção: Conferir as Medidas no Local

Prancha Nº:

1 / 2

Desenho:
SEMINFRA

Data:
24/04/2024

Escala:
Indicada